


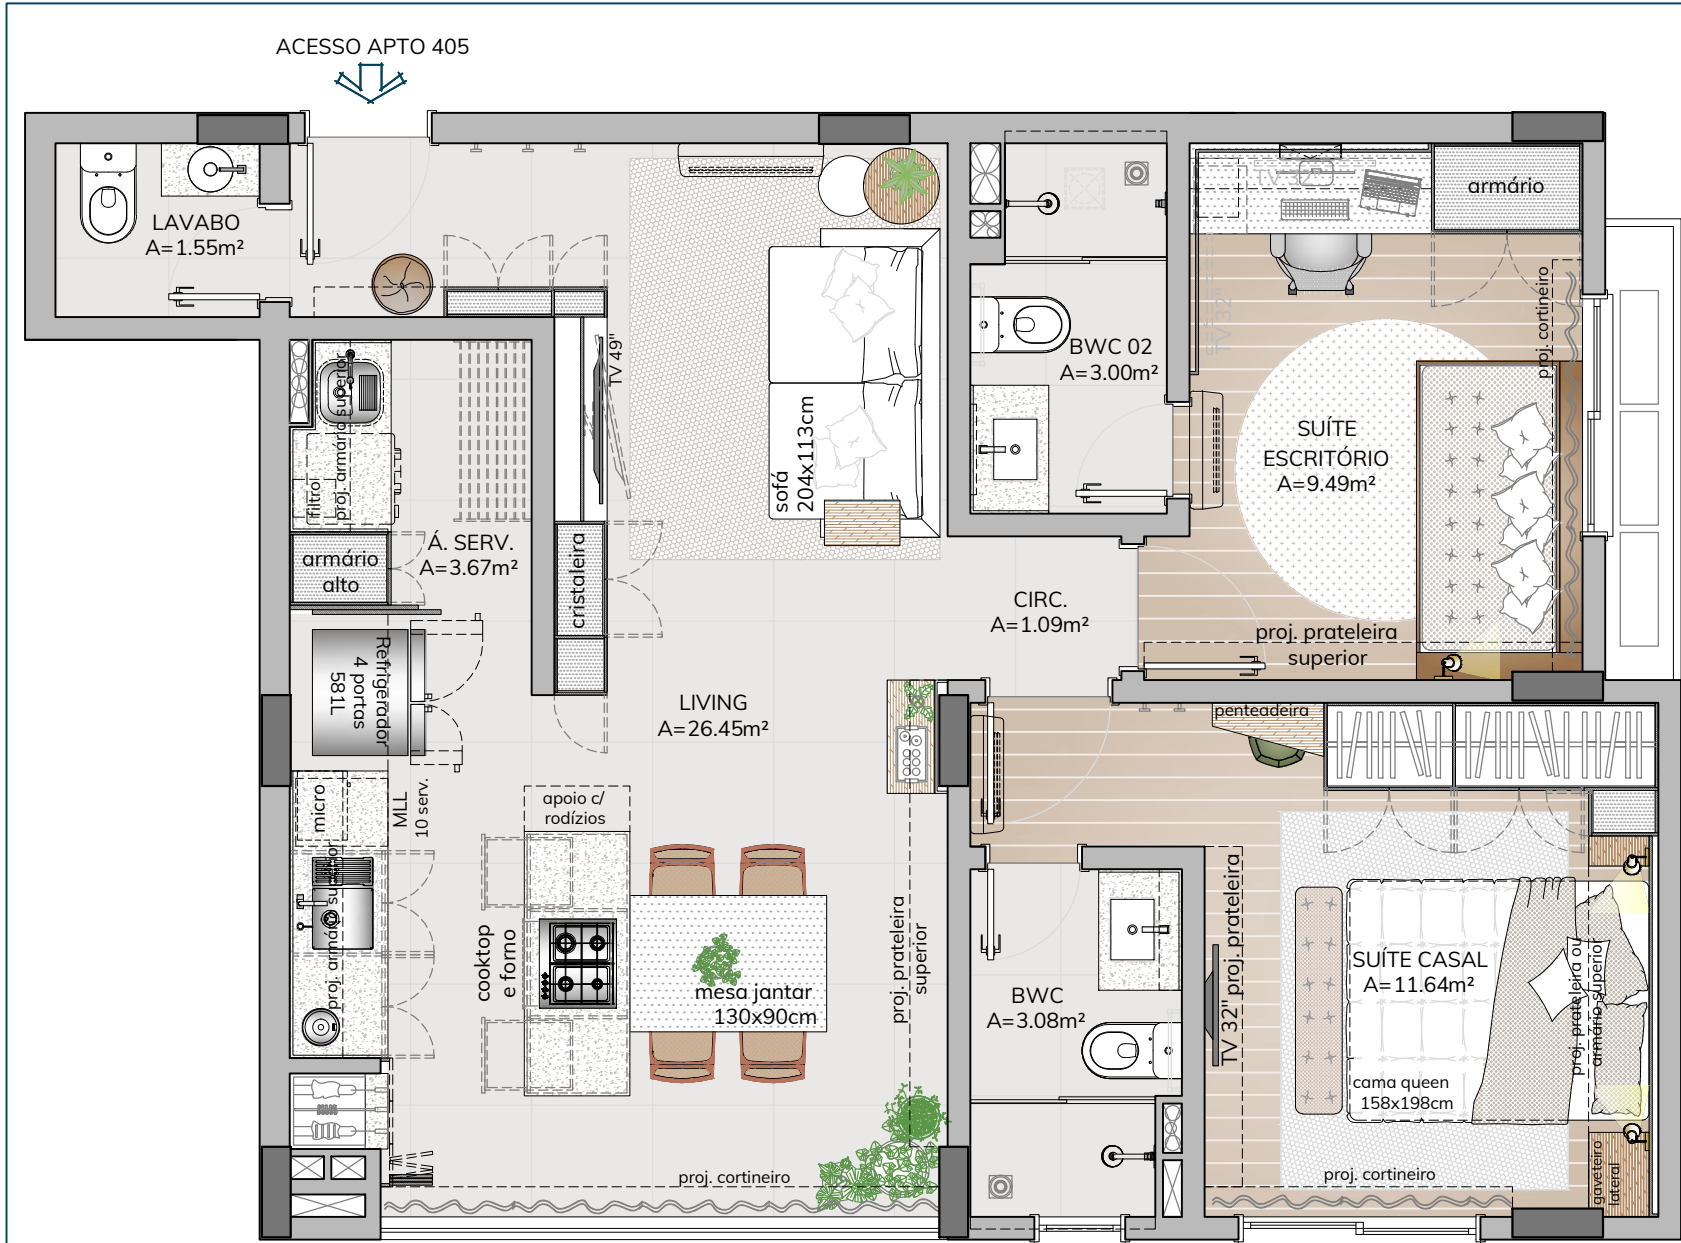

PLANTA BAIXA  
Escala: 1/50

| REVISÃO | DESCRIÇÃO | DATA |
|---------|-----------|------|
|         |           |      |

OBRA: **APARTAMENTO RESIDENCIAL UNIFAMILIAR**

RESPONSÁVEIS PELO PROJETO:


Arq. Gabriela Caldeirini  
CAU/SC A89410-9

**mirtilo**  
arquitetura


contato@mirtiloarquitetura.com.br  
48 99175 5858 | 48 99914 8616

|                     |                                                                                   |               |                        |
|---------------------|-----------------------------------------------------------------------------------|---------------|------------------------|
| PROJETO:            | Projeto de Interiores                                                             | PRANCHA:      | Planta Baixa de Layout |
| ARQUIVO:            | MA092303_BA_LAYOUT_R00.dwg                                                        | DESENHO:      | Gabriela               |
| ENDEREÇO:           | Hout Bay Residence, Ap. 405 - Rua Gonçalves Lêdo, 28 Trindade, Florianópolis - SC | ESCALA:       | 1/50                   |
| CLIENTE:            | Maria Alice Pereira Borges                                                        | DIM. PRANCHA: | 420 x 297 mm           |
| ASSINATURA CLIENTE: |                                                                                   | DATA:         | 10/11/2023             |

01/01

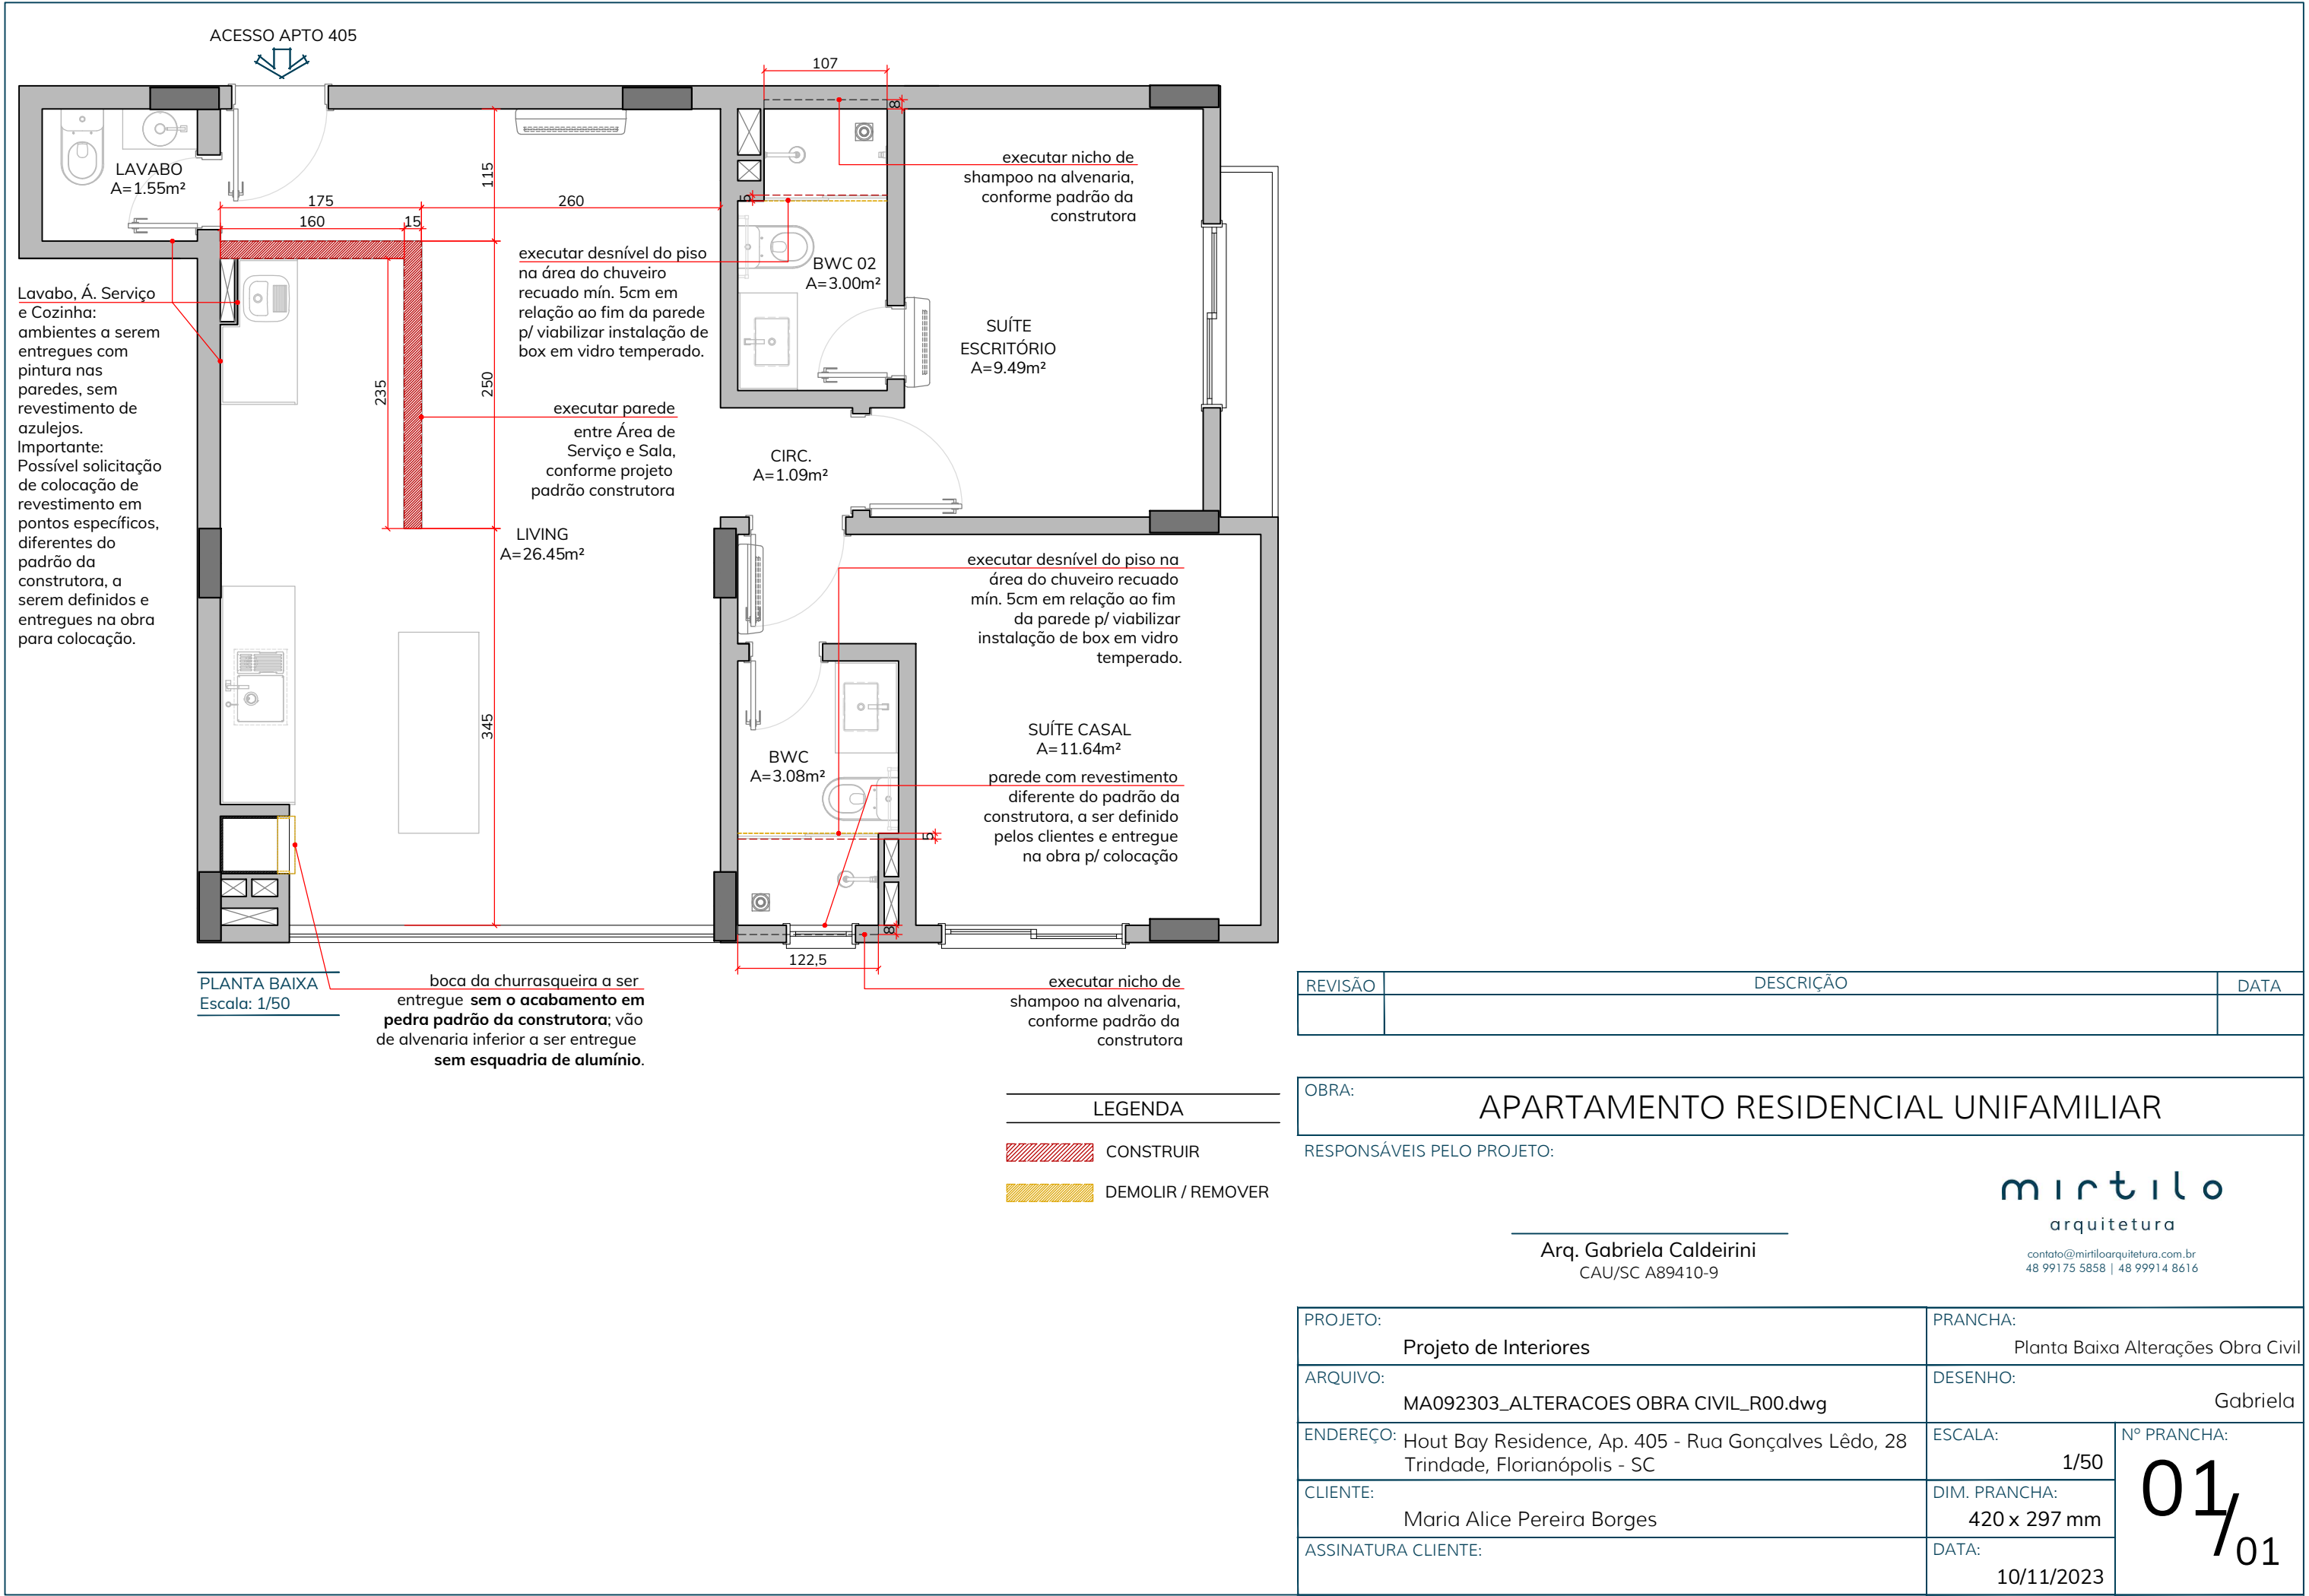



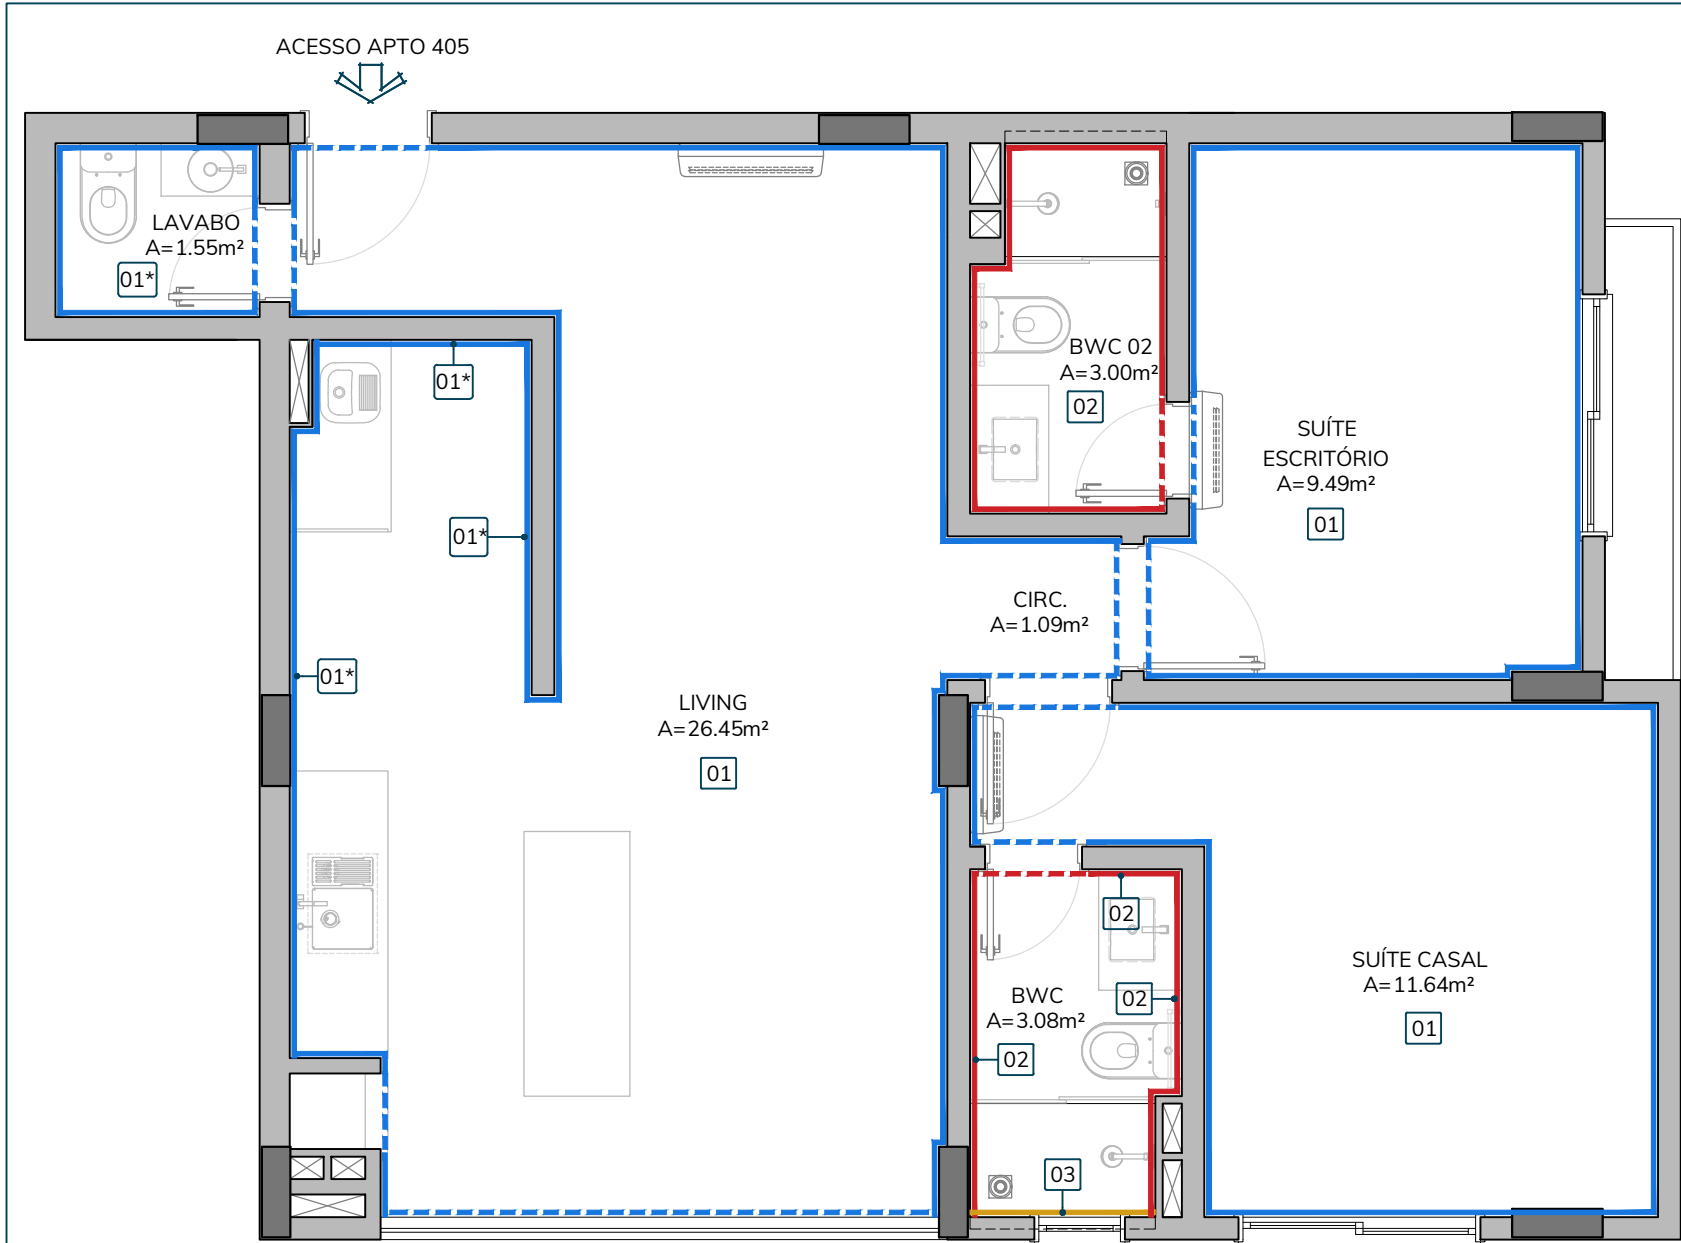

PLANTA BAIXA  
Escala: 1/50

| LEGENDA - ACABAMENTOS DE PAREDES |        |                                                                                                                                                                                       |
|----------------------------------|--------|---------------------------------------------------------------------------------------------------------------------------------------------------------------------------------------|
| LEGENDA                          | NÚMERO | DESCRIÇÃO                                                                                                                                                                             |
| <div></div>                      | 01     | ACAB. 01 - TINTA ACRÍLICA <b>PADRÃO CONSTRUTORA</b><br>ACAB. FOSCO - PAREDES INTERNAS                                                                                                 |
|                                  | 01*    | LOCAIS COM POSSÍVEL SOLICITAÇÃO DE COLOCAÇÃO DE REVESTIMENTO EM PONTOS ESPECÍFICOS, DIFERENTES DO <b>PADRÃO DA CONSTRUTORA</b> , A SEREM DEFINIDOS E ENTREGUES NA OBRA PARA COLOCAÇÃO |
| <div></div>                      | 02     | ACAB. 02 - AZULEJO <b>PADRÃO CONSTRUTORA</b><br>"Cetim Bianco Line" RET - PORTOBELLO Dim. 30x60cm                                                                                     |
| <div></div>                      | 03     | ACAB. 03 - REVESTIMENTO DIFERENTE DO <b>PADRÃO DA CONSTRUTORA</b> , A SER DEFINIDO E ENTREGUE NA OBRA PARA COLOCAÇÃO                                                                  |

Observações:

- I) TODAS as medidas devem ser conferidas no local.
- II) As áreas informadas correspondem às medidas de projeto. Percentuais de sobra ou quebras não foram calculados.
- III) O preparo das superfícies e a instalação dos revestimentos deverá atender a todas as recomendações dos fabricantes.

| REVISÃO | DESCRIÇÃO | DATA |
|---------|-----------|------|
|         |           |      |

OBRA: **APARTAMENTO RESIDENCIAL UNIFAMILIAR**



RESPONSÁVEIS PELO PROJETO:

Arq. Gabriela Caldeirini  
CAU/SC A89410-9

**mirtilo**  
arquitetura


contato@mirtiloarquitetura.com.br  
48 99175 5858 | 48 99914 8616

|                                                                                                |                                                  |                                 |
|------------------------------------------------------------------------------------------------|--------------------------------------------------|---------------------------------|
| PROJETO:<br>Projeto de Interiores                                                              | PRANCHA:<br>Planta Baixa - Acabamentos de Parede |                                 |
| ARQUIVO:<br>MA092303_ACAB PAREDES_R00.dwg                                                      | DESENHO:<br>Gabriela                             |                                 |
| ENDEREÇO: Hout Bay Residence, Ap. 405 - Rua Gonçalves Lêdo, 28<br>Trindade, Florianópolis - SC | ESCALA:<br>1/50                                  | Nº PRANCHA:<br><div>01/01</div> |
| CLIENTE:<br>Maria Alice Pereira Borges                                                         | DIM. PRANCHA:<br>420 x 297 mm                    |                                 |
| ASSINATURA CLIENTE:                                                                            | DATA:<br>10/11/2023                              |                                 |

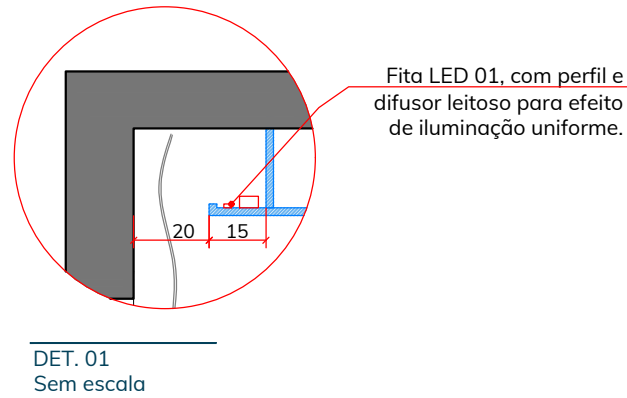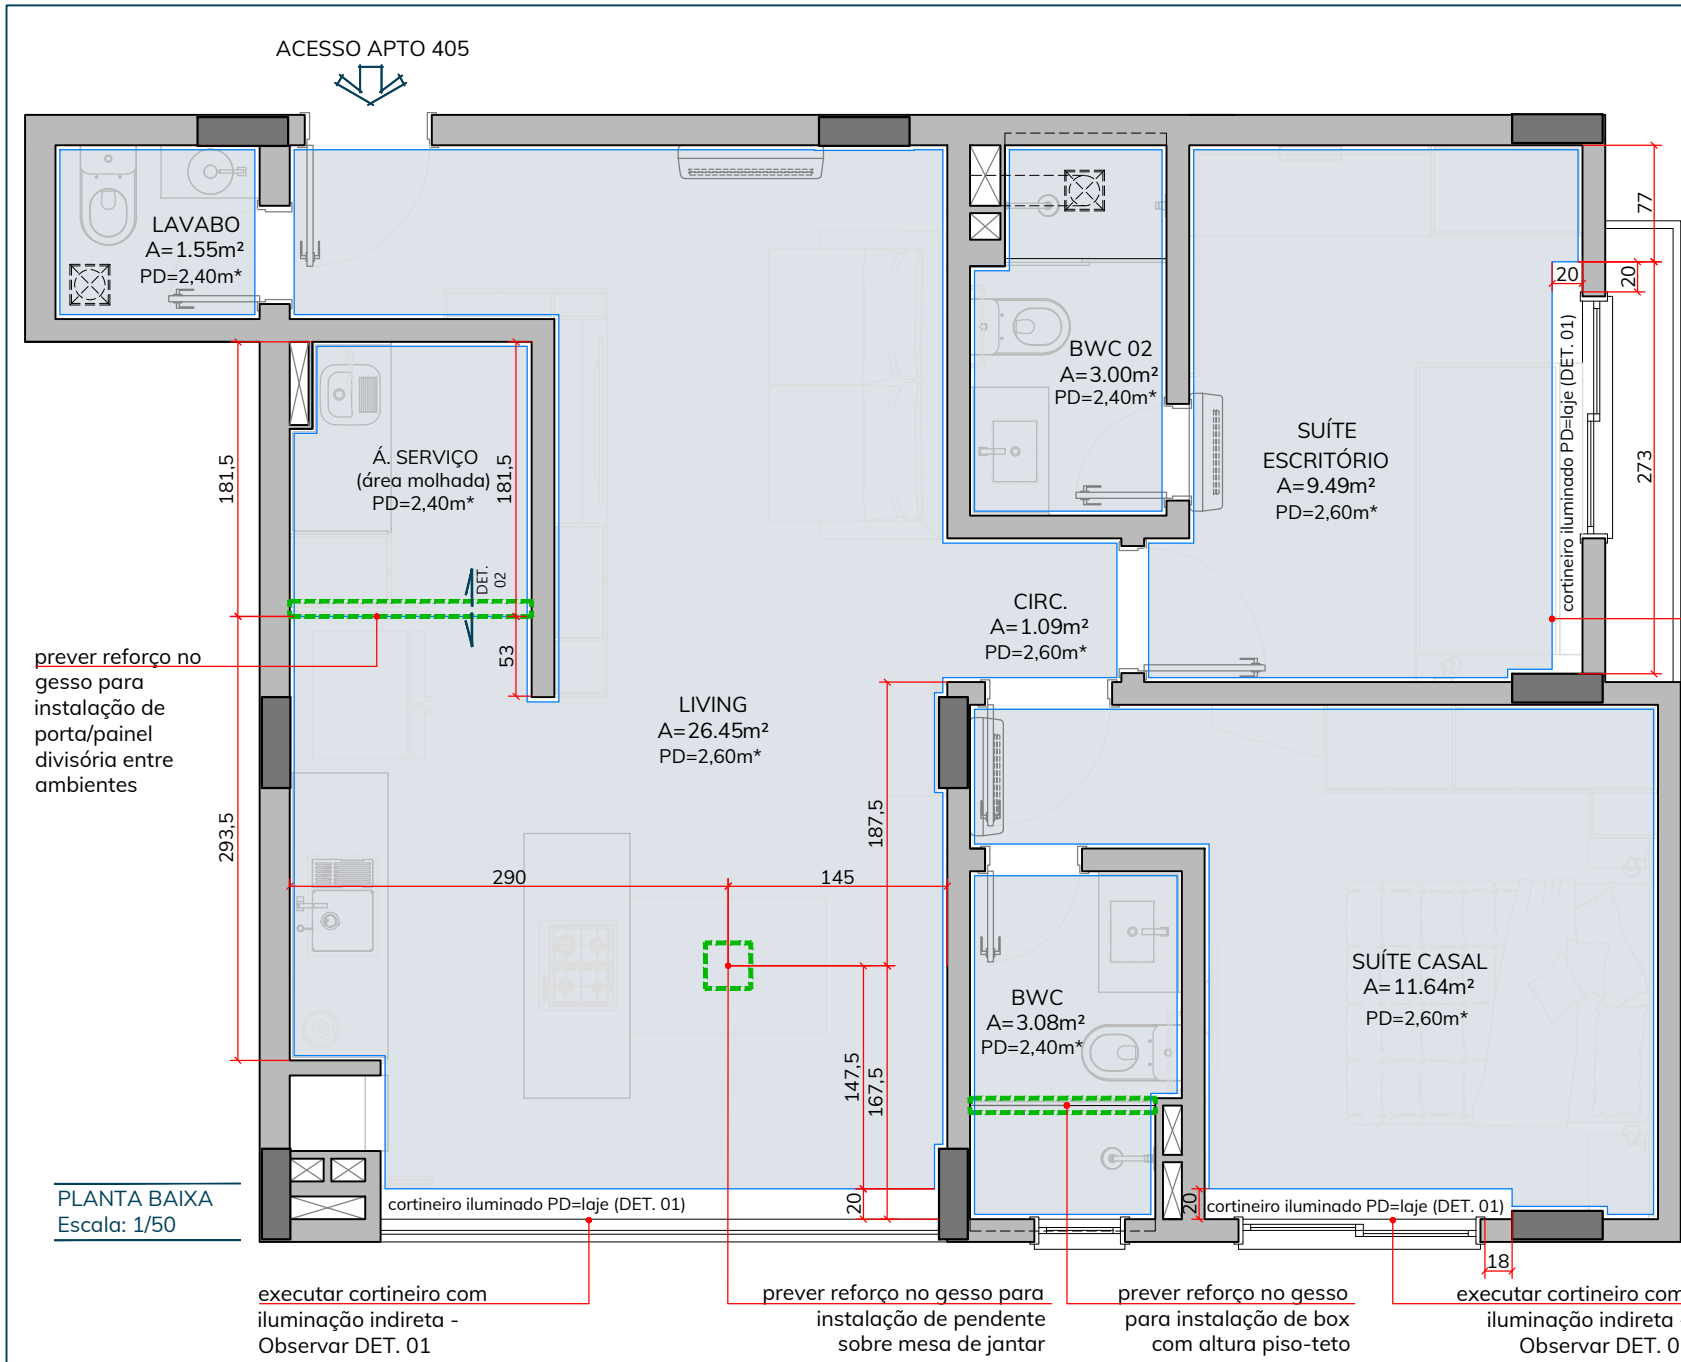

## ÁREA DE SERVIÇO

### REBAIXO FORRO - DET.2

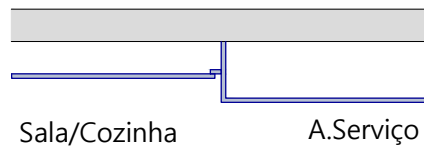

DET. 02  
Sem escala

| LEGENDA FORROS |                                                                           |
|----------------|---------------------------------------------------------------------------|
| LEGENDA        | DESCRIÇÃO                                                                 |
|                | FORRO DE GESSO - <b>PADRÃO CONSTRUTORA</b><br>PINTURA NA COR BRANCO FOSCO |
|                | VENTILAÇÃO MECÂNICA TIPO VENTO KIT                                        |
|                | PREVISÃO DE REFORÇO NO GESSO                                              |

#### OBSERVAÇÕES:

- Os níveis dos forros estão indicados em planta baixa (indicação de pé-direito).
  - TODAS as medidas devem ser conferidas no local.
  - 3) As áreas informadas correspondem às medidas de projeto. Percentuais de sobra ou quebras não foram calculados.
- \* Indicação de pé-direito mínimo. Em todos os ambientes, o forro de gesso deverá ser instalado na maior altura possível, garantindo o máximo de pé-direito.

| REVISÃO | DESCRIÇÃO | DATA |
|---------|-----------|------|
|         |           |      |

OBRA: **APARTAMENTO RESIDENCIAL UNIFAMILIAR**

RESPONSÁVEIS PELO PROJETO:


Arq. Gabriela Caldeirini  
CAU/SC A89410-9

**mirtilo**  
arquitetura

contato@mirtiloarquitetura.com.br  
48 99175 5858 | 48 99914 8616

|                                                                                                |                                              |
|------------------------------------------------------------------------------------------------|----------------------------------------------|
| PROJETO:<br>Projeto de Interiores                                                              | PRANCHA:<br>Planta Baixa Alterações de Forro |
| ARQUIVO:<br>MA092303_ALTERACOES FORRO_R00.dwg                                                  | DESENHO:<br>Gabriela                         |
| ENDEREÇO: Hout Bay Residence, Ap. 405 - Rua Gonçalves Lêdo, 28<br>Trindade, Florianópolis - SC | ESCALA:<br>1/50                              |
| CLIENTE:<br>Maria Alice Pereira Borges                                                         | DIM. PRANCHA:<br>420 x 297 mm                |
| ASSINATURA CLIENTE:                                                                            | DATA:<br>10/11/2023                          |

Nº PRANCHA:  
**01**  
01

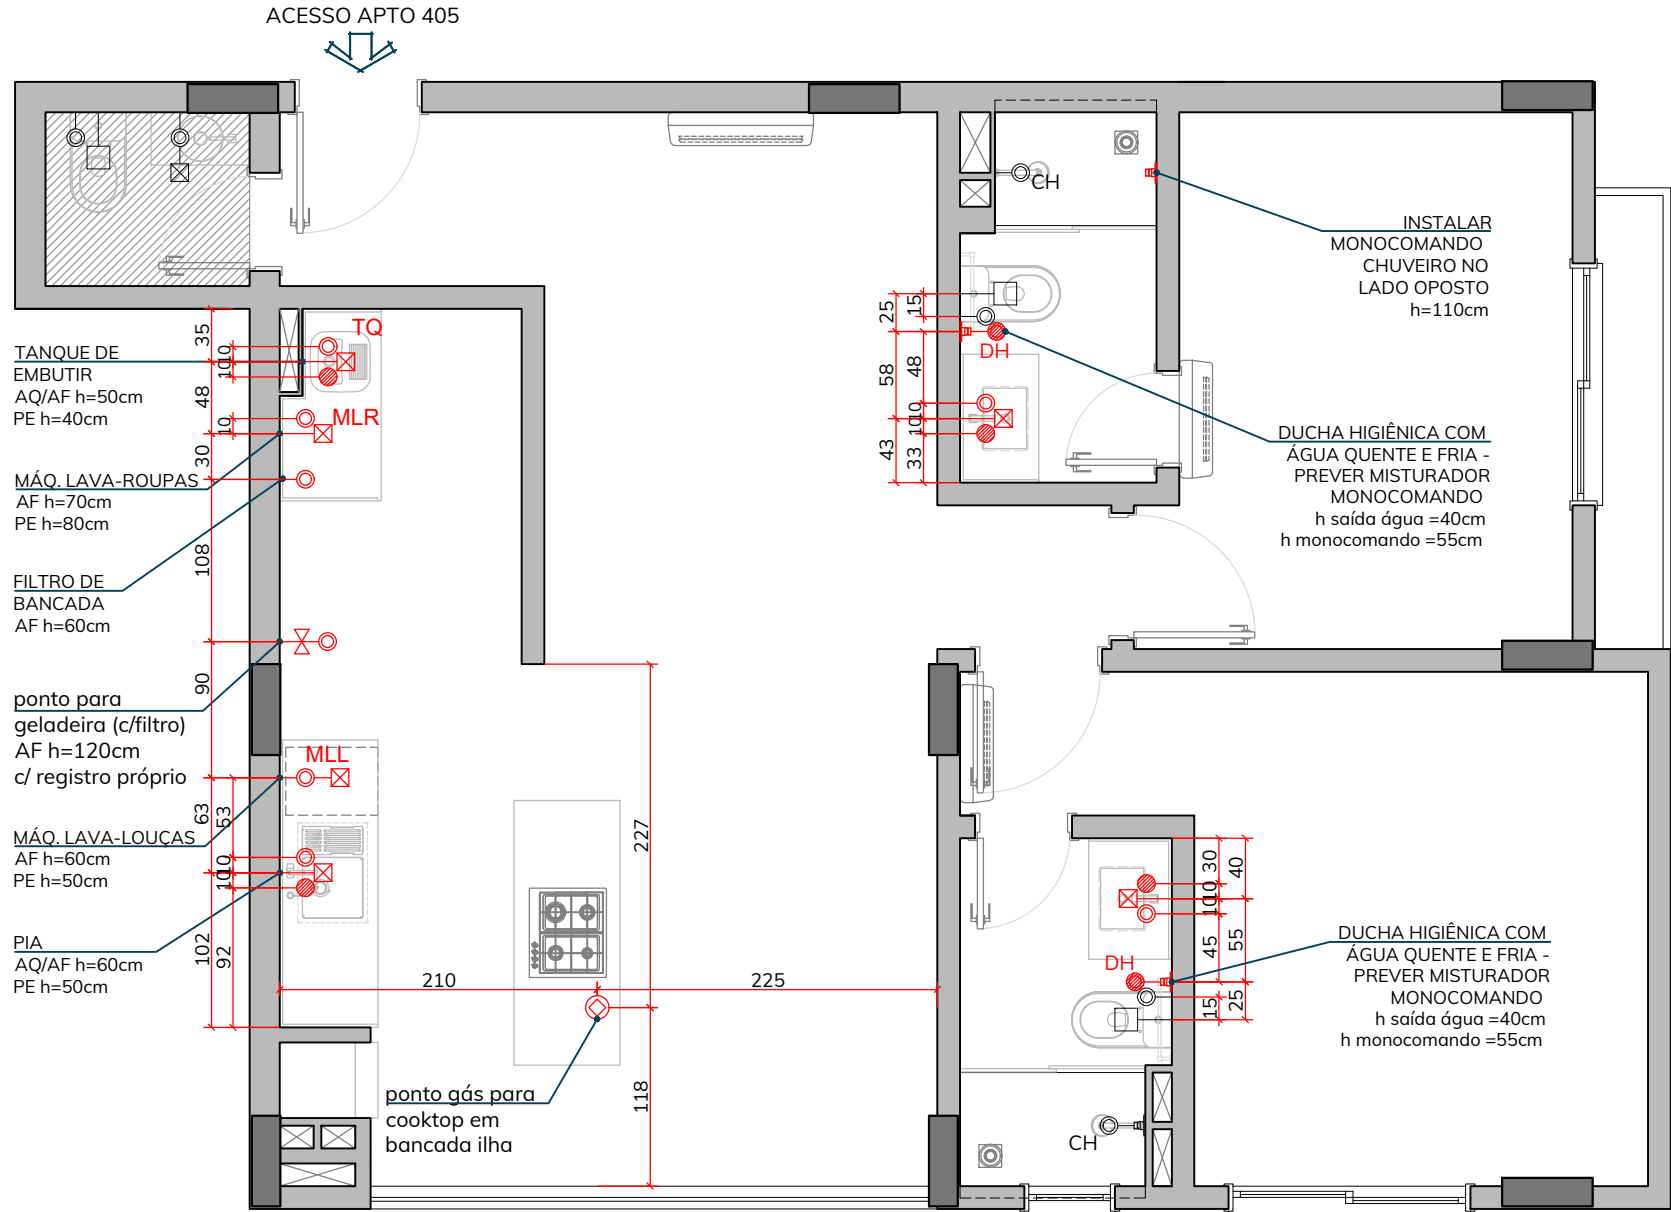

PLANTA BAIXA  
Escala: 1/50

SÍMBOLOS - HIDRO

- PONTO DE ÁGUA FRIA
- PONTO DE ÁGUA QUENTE
- PONTO DE ESGOTO
- PONTO ESGOTO BACIA SANITÁRIA (CAIXA ACOPLADA) - PADRÃO CONSTRUTORA
- PONTO DUCHA HIGIÊNICA COM ÁGUA QUENTE E FRIA PREVER MISTURADOR MONOCOMANDO
- MISTURADOR MONOCOMANDO P/ CHUVEIRO
- PONTO DE GÁS (PISO)

LEGENDA - HIDRO

- AMBIENTES SEM ALTERAÇÃO (PADRÃO CONSTRUTORA)
- PONTOS EXISTENTES (MANTER)
- PONTOS NOVOS OU REPOSICIONADOS

OBSERVAÇÕES:

- DISTÂNCIAS E ALTURAS COTADAS A PELO EIXO (CENTRO) DOS PONTOS.
- CONSIDERAR MEDIDAS/ALTURAS COM PISO ACABADO.
- PONTOS NÃO MENCIONADOS OU NÃO COTADOS NESTA PLANTA DEVERÃO SER MANTIDOS E EXECUTADOS CONFORME PADRÃO DA CONSTRUTORA, EXEMPLO: RALOS E REGISTROS.

| REVISÃO | DESCRIÇÃO | DATA |
|---------|-----------|------|
|         |           |      |

OBRA: APARTAMENTO RESIDENCIAL UNIFAMILIAR


RESPONSÁVEIS PELO PROJETO:

Arq. Gabriela Caldeirini  
CAU/SC A89410-9


mirtilo  
arquitetura

contato@mirtiloarquitetura.com.br  
48 99175 5858 | 48 99914 8616


|                                                                                                   |                                           |
|---------------------------------------------------------------------------------------------------|-------------------------------------------|
| PROJETO:<br>Projeto de Interiores                                                                 | PRANCHA:<br>Planta Baixa Alterações Hidro |
| ARQUIVO:<br>MA092303_ALTERACOES HIDRO E GAS_R00.dwg                                               | DESENHO:<br>Gabriela                      |
| ENDEREÇO:<br>Hout Bay Residence, Ap. 405 - Rua Gonçalves Lêdo, 28<br>Trindade, Florianópolis - SC | ESCALA:<br>1/50<br>Nº PRANCHA:<br>01/01   |
| CLIENTE:<br>Maria Alice Pereira Borges                                                            | DIM. PRANCHA:<br>420 x 297 mm             |
| ASSINATURA CLIENTE:                                                                               | DATA:<br>10/11/2023                       |

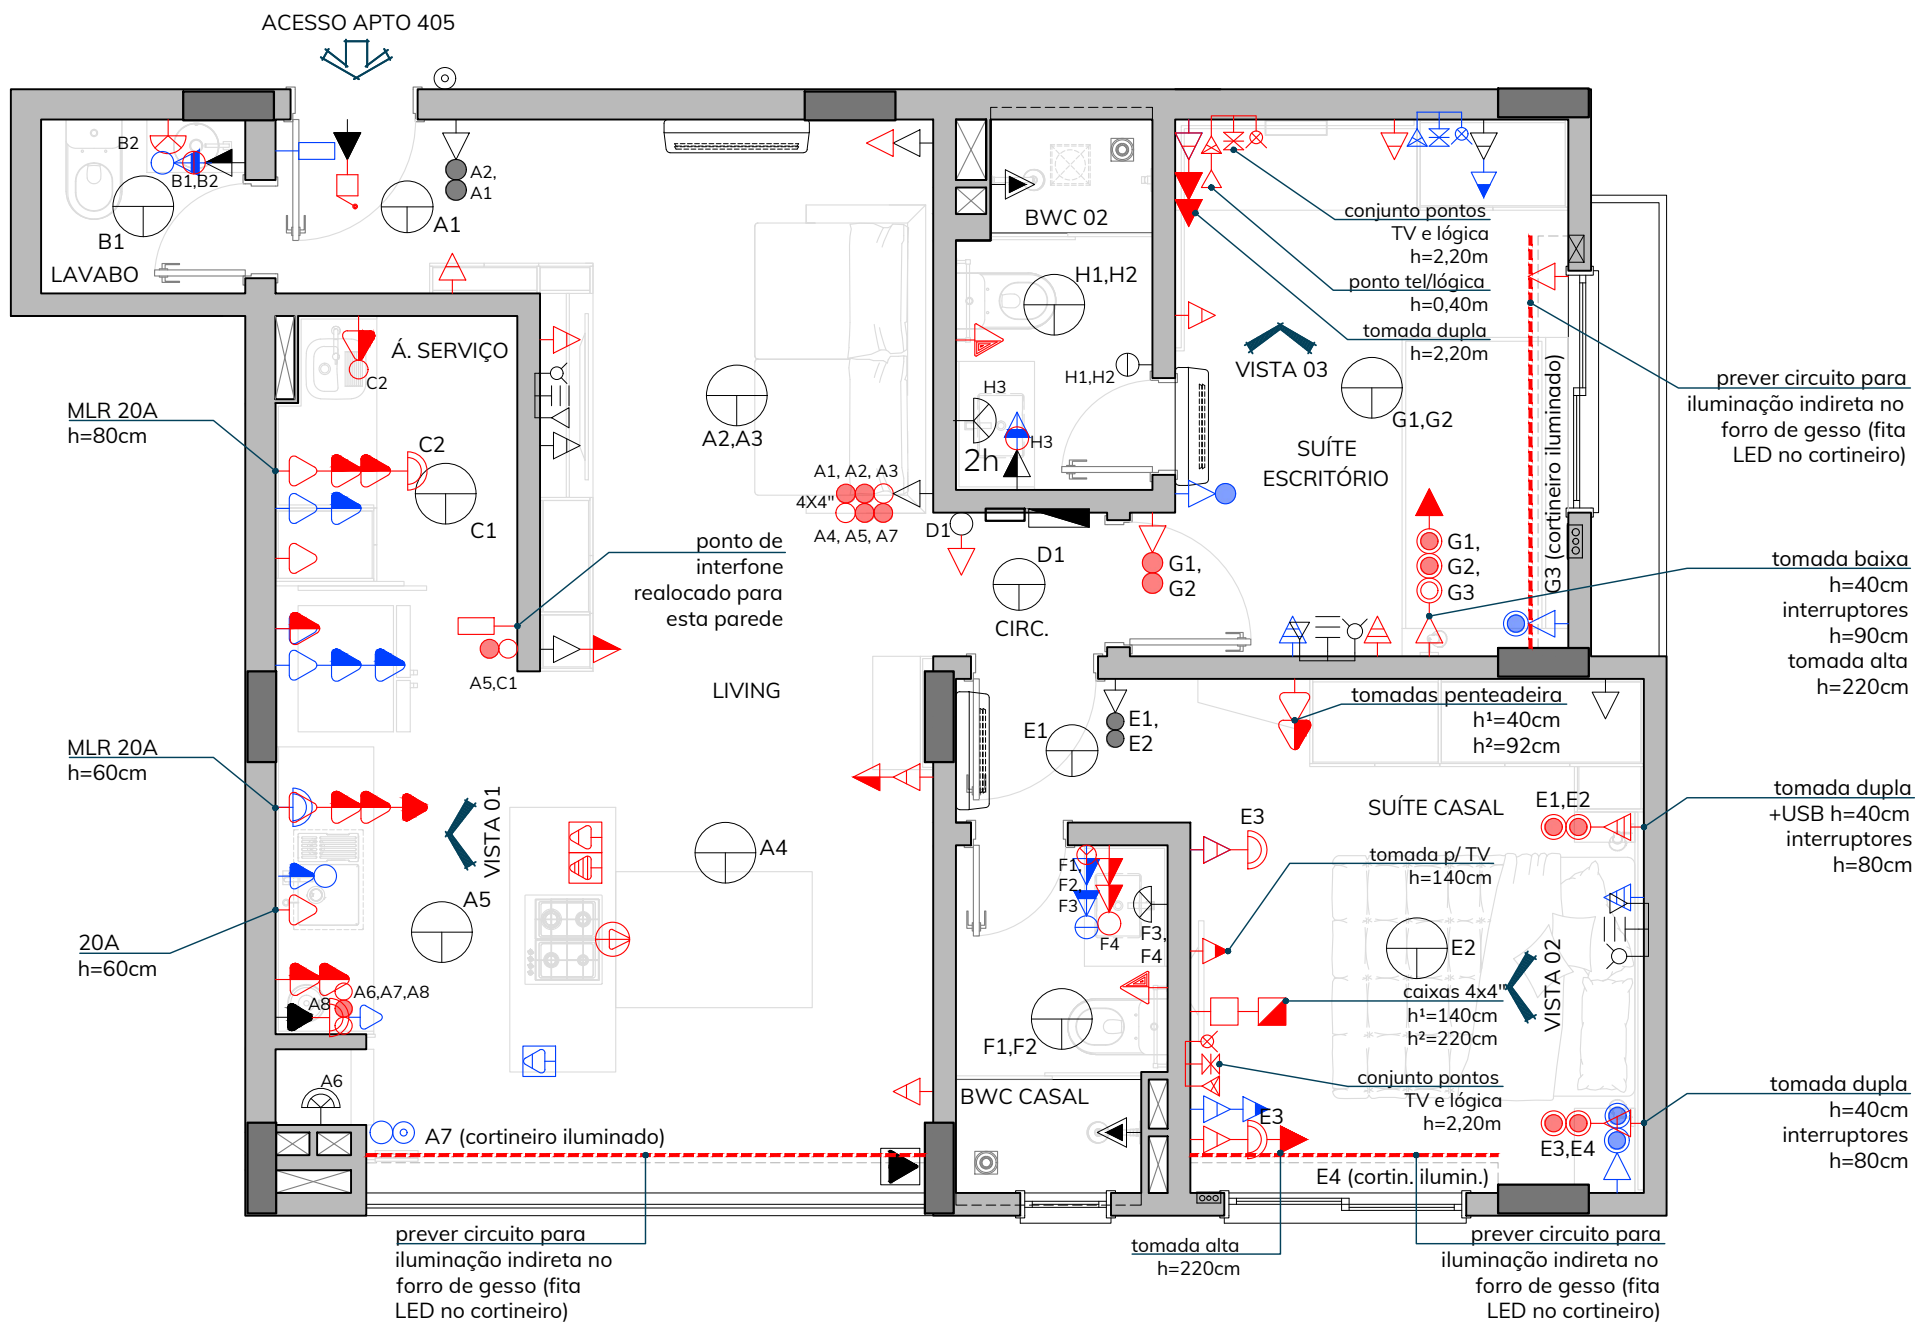


PLANTA BAIXA  
Escala: 1/50

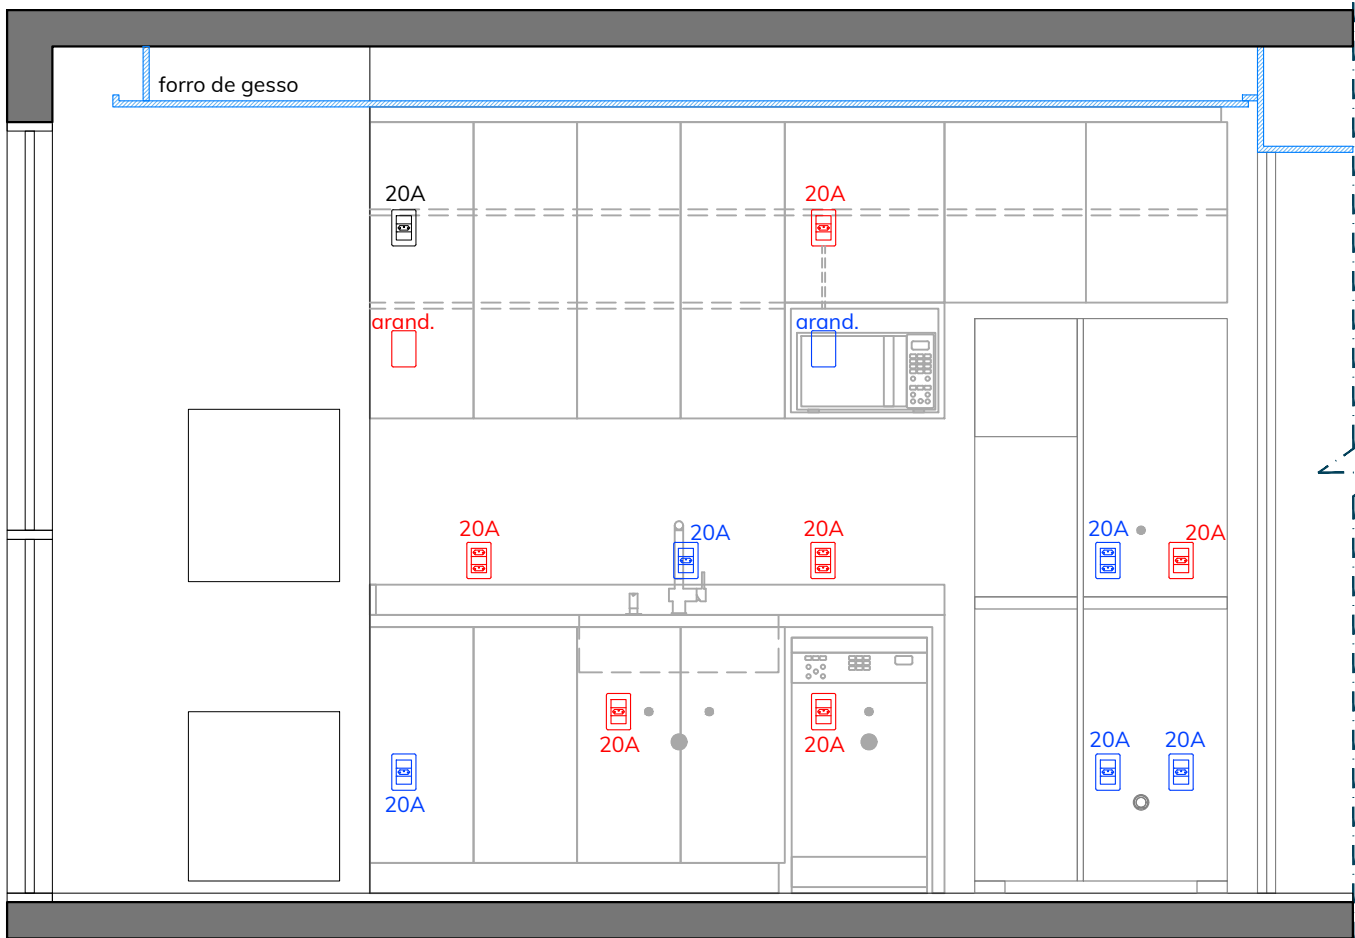

VISTA 01 - COZINHA  
Escala: 1/25

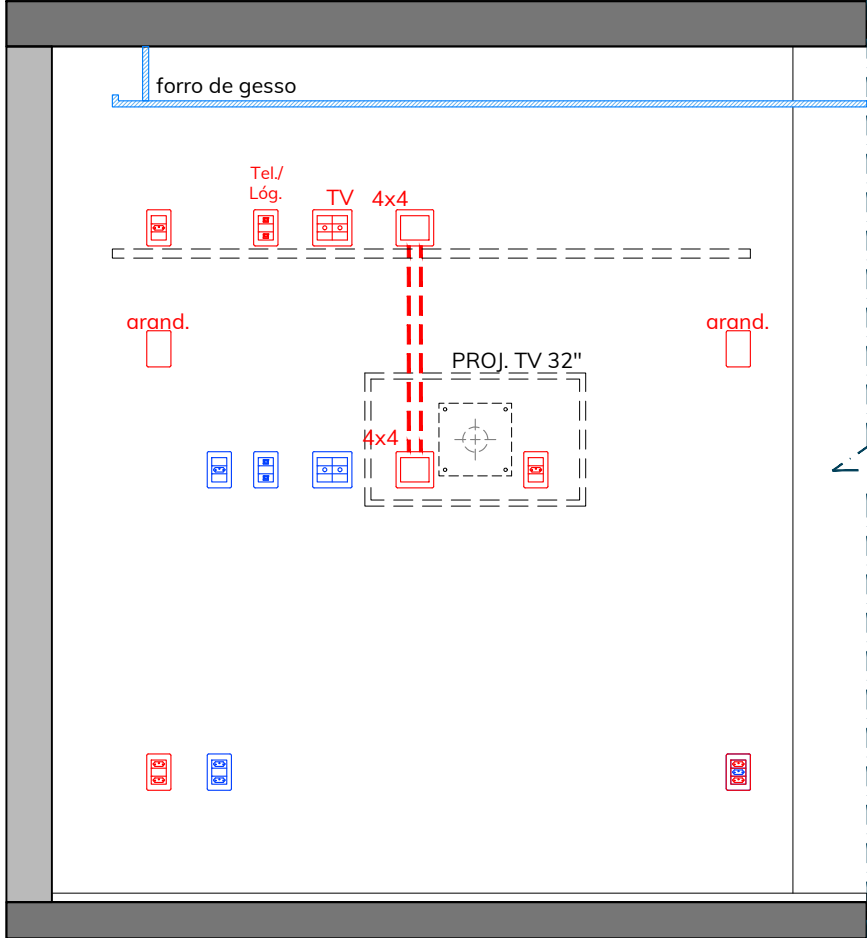

VISTA 02 - SUÍTE CASAL  
Escala: 1/25

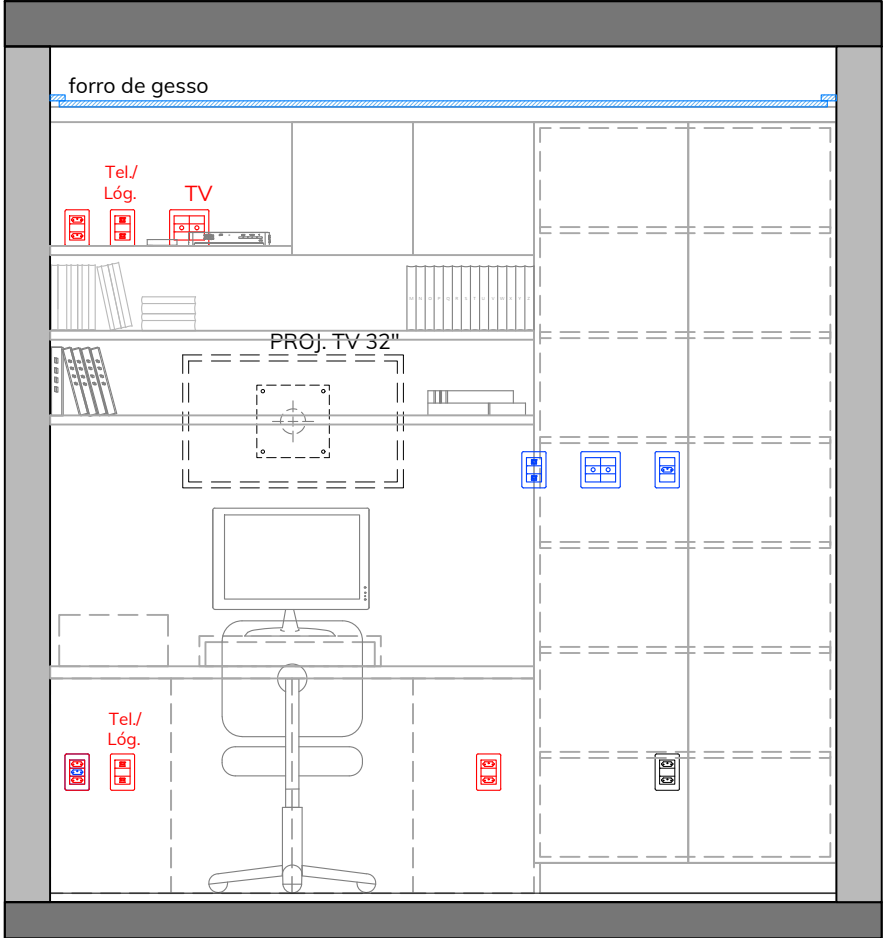

VISTA 03 - SUÍTE ESCRITÓRIO  
Escala: 1/25

LEGENDA - ILUMINAÇÃO / ELÉTRICA

- ARANDELA E RECEPTÁCULOS ESPECÍFICOS PARA CHURRASQUEIRA
- ARANDELA PAREDE h=1,80m **OU COTADA EM PLANTA.**
- ARANDELA BANHEIROS h=1,80m
- PONTO PARA INSTALAÇÃO DE LUMINÁRIAS
- INTERRUPTOR DE UMA SEÇÃO EM CAIXA 2X4" h=1,10m
- INTERRUPTOR DE DUAS SEÇÕES EM CAIXA 2X4" h=1,10m
- INTERRUPTOR DE TRÊS SEÇÕES EM CAIXA 2X4" h=1,10m
- INTERRUPTOR PARALELO EM CAIXA 2X4" h=1,10m
- CONJUNTO 2 INTERRUPTORES PARALELOS EM CAIXA 2X4" - h=1,10m
- INTERRUPTOR PARALELO EM CAIXA 2X4" h=0,80m **OU COTADA EM PLANTA.**
- CONJUNTO 2 INTERRUPTORES PARALELOS EM CAIXA 2X4" - h=0,80m **OU COTADA EM PLANTA.**
- PREVISÃO DE CIRCUITO DE ILUMINAÇÃO INDIRETA NO FORRO - FITA LED NO CORTINEIRO
- PULSADOR DE CAMPAINHA CAIXA 2X4" h=1,10m
- CIGARRA PARA CAMPAINHA CAIXA 2X4" h=2,30m
- TOMADA DUPLA EMBUTIDA NO PISO (T+F+N), 20A, PARA: FORNO ELÉTRICO e torre de tomadas na bancada tipo ilha
- PONTO/ESPERA NO PISO PARA ALIMENTAÇÃO DE COOKTOP DE INDUÇÃO a ser instalado na bancada tipo ilha - com circuito exclusivo, sem emendas
- TOMADA EMBUTIDA NO TETO (T+F+N), 10A
- TOMADA 2P+T, 20A, 250V, PARA COIFA/DEPURADOR DE ILHA, ESPERA ACIMA DO FORRO DE GESSO.

LEGENDA - ELÉTRICA

- TOMADA (T+F+N), 20A h=0,40m **OU COTADA EM PLANTA.**
- TOMADA DUPLA (T+F+N), 20A h=0,40m
- TOMADA (T+F+N), 20A h=1,10m **OU COTADA EM PLANTA.**
- TOMADA DUPLA (T+F+N), 20A h=1,10m
- CONJ. TOMADA (T+F+N), 20A E INTERRUPTOR h=1,10m
- CONJ. TOMADA (T+F+N), 20A E INTERRUPTOR 2 SEÇÕES h=1,10m
- TOMADA ALTA (T+F+N), 20A h=2,20m
- TOMADA P/ TOALHEIRO ELÉTRICO (T+F+N) 20A - h=0,95m
- TOMADA (T+F+N), 10A h=0,40m **OU COTADA EM PLANTA.**
- TOMADA DUPLA (T+F+N), 10A h=0,40m **OU COTADA EM PLANTA.**
- CONJ. TOMADA (T+F+N), 10A E TOMADA USB h=0,40m
- TOMADA (T+F+N), 10A h=1,40m
- TOMADA (T+F+N), 10A h=1,50m
- TOMADA (T+F+N), 10A h=1,10m
- TOMADA (T+F+N), 10A, ACIMA DA PORTA ENTRADA DO APTO **OU COTADA EM PLANTA.**
- PONTO PARA CHUVEIRO ELÉTRICO EM CAIXA (2x4"), COM TAMPA CEGA - h=2,20m
- CAIXA 2x4", EMBUTIDA COM TAMPA CEGA, PREVISÃO PERSIANA AUTOMÁTICA (PADRÃO CONSTRUTORA)
- CAIXA DE DISTRIBUIÇÃO - ELÉTRICA
- PONTO AR CONDICIONADO SPLIT (EXECUTAR CONFORME PADRÃO CONSTRUTORA)

LEGENDA - TELECOM

- PONTO PARA INTERFONE EM CAIXA 2x4" h=1,20m
- PONTO P/ ANTENA COLETIVA EM CAIXA 4x4" h=0,40m
- PONTO P/ ANTENA COLETIVA EM CAIXA 4x4" h=1,40m
- PONTO PARA TV A CABO EM CAIXA 4x4" h=0,40m
- PONTO PARA TV A CABO EM CAIXA 4x4" h=1,40m, **OU COTADA EM PLANTA.**
- CONJUNTO DE PONTO P/ ANTENA COLETIVA E TV A CABO EM CAIXA 4x4" EMBUTIDA, h=0,40m
- CONJUNTO DE PONTO P/ ANTENA COLETIVA E TV A CABO EM CAIXA 4x4" EMBUTIDA, h=1,40m, **OU COTADA EM PLANTA.**
- PONTO COM UMA TOMADA RJ45 PARA TELEFONIA E/OU REDE LÓGICA EM CAIXA 2x4" EMBUTIDA, h=0,40m
- PONTO COM DUAS TOMADAS RJ45 PARA TELEFONIA E/OU REDE LÓGICA EM CAIXA 2x4" EMBUTIDA, h=1,40m, **OU COTADA EM PLANTA.**
- CAIXA DE DISTRIBUIÇÃO - TELECOM

- Caixa 4x4" p/ conexão de cabos entre equipamentos e TV, a 140cm do piso.\*
- Caixa 4x4" p/ conexão de cabos entre equipamentos e TV, a 220cm do piso.\*
- \* Executar conexão entre as caixas com 2 eletrodutos de no mínimo 1" cada.


LEGENDA - ELÉTRICA/TELECOM

- PONTOS EXISTENTES (MANTER)
- PONTOS NOVOS OU REPOSICIONADOS
- PONTOS A REMOVER / EXCLUIR


OBSERVAÇÕES:

- I) DISTÂNCIAS E ALTURAS COTADAS A PELO EIXO (CENTRO) DOS PONTOS.
- II) CONSIDERAR MEDIDAS/ALTURAS COM PISO ACABADO.
- III) PONTOS NÃO MENCIONADOS OU NÃO COTADOS NESTA PLANTA DEVERÃO SER MANTIDOS E EXECUTADOS CONFORME PADRÃO DA CONSTRUTORA.


| REVISÃO                                                                                       | DESCRIÇÃO                                                   | DATA              |
|-----------------------------------------------------------------------------------------------|-------------------------------------------------------------|-------------------|
|                                                                                               |                                                             |                   |
| OBRA: APARTAMENTO RESIDENCIAL UNIFAMILIAR                                                     |                                                             |                   |
| RESPONSÁVEIS PELO PROJETO:                                                                    |                                                             |                   |
| Arq. Gabriela Caldeirini<br>CAU/SC A89410-9                                                   |                                                             |                   |
| mirtilo<br>arquitetura<br>contato@mirtiloarquitectura.com.br<br>48 99175 5858   48 99914 8616 |                                                             |                   |
| PROJETO: Projeto de Interiores                                                                | PRANCHA: Planta Baixa - Alterações Pontos Elétricos/Telecom |                   |
| ARQUIVO: MA092303_ALTERACOES ELETTRICA TELECOM_R00.dwg                                        | DESENHO: Gabriela                                           |                   |
| ENDEREÇO: Hout Bay Residence, Ap. 405 - Rua Gonçalves Lêdo, 28 Trindade, Florianópolis - SC   | ESCALA: 1/50                                                | Nº PRANCHA: 01_02 |
| CLIENTE: Maria Alice Pereira Borges                                                           | DIM. PRANCHA: 694 x 420 mm                                  |                   |
| ASSINATURA CLIENTE:                                                                           | DATA: 10/11/2023                                            |                   |

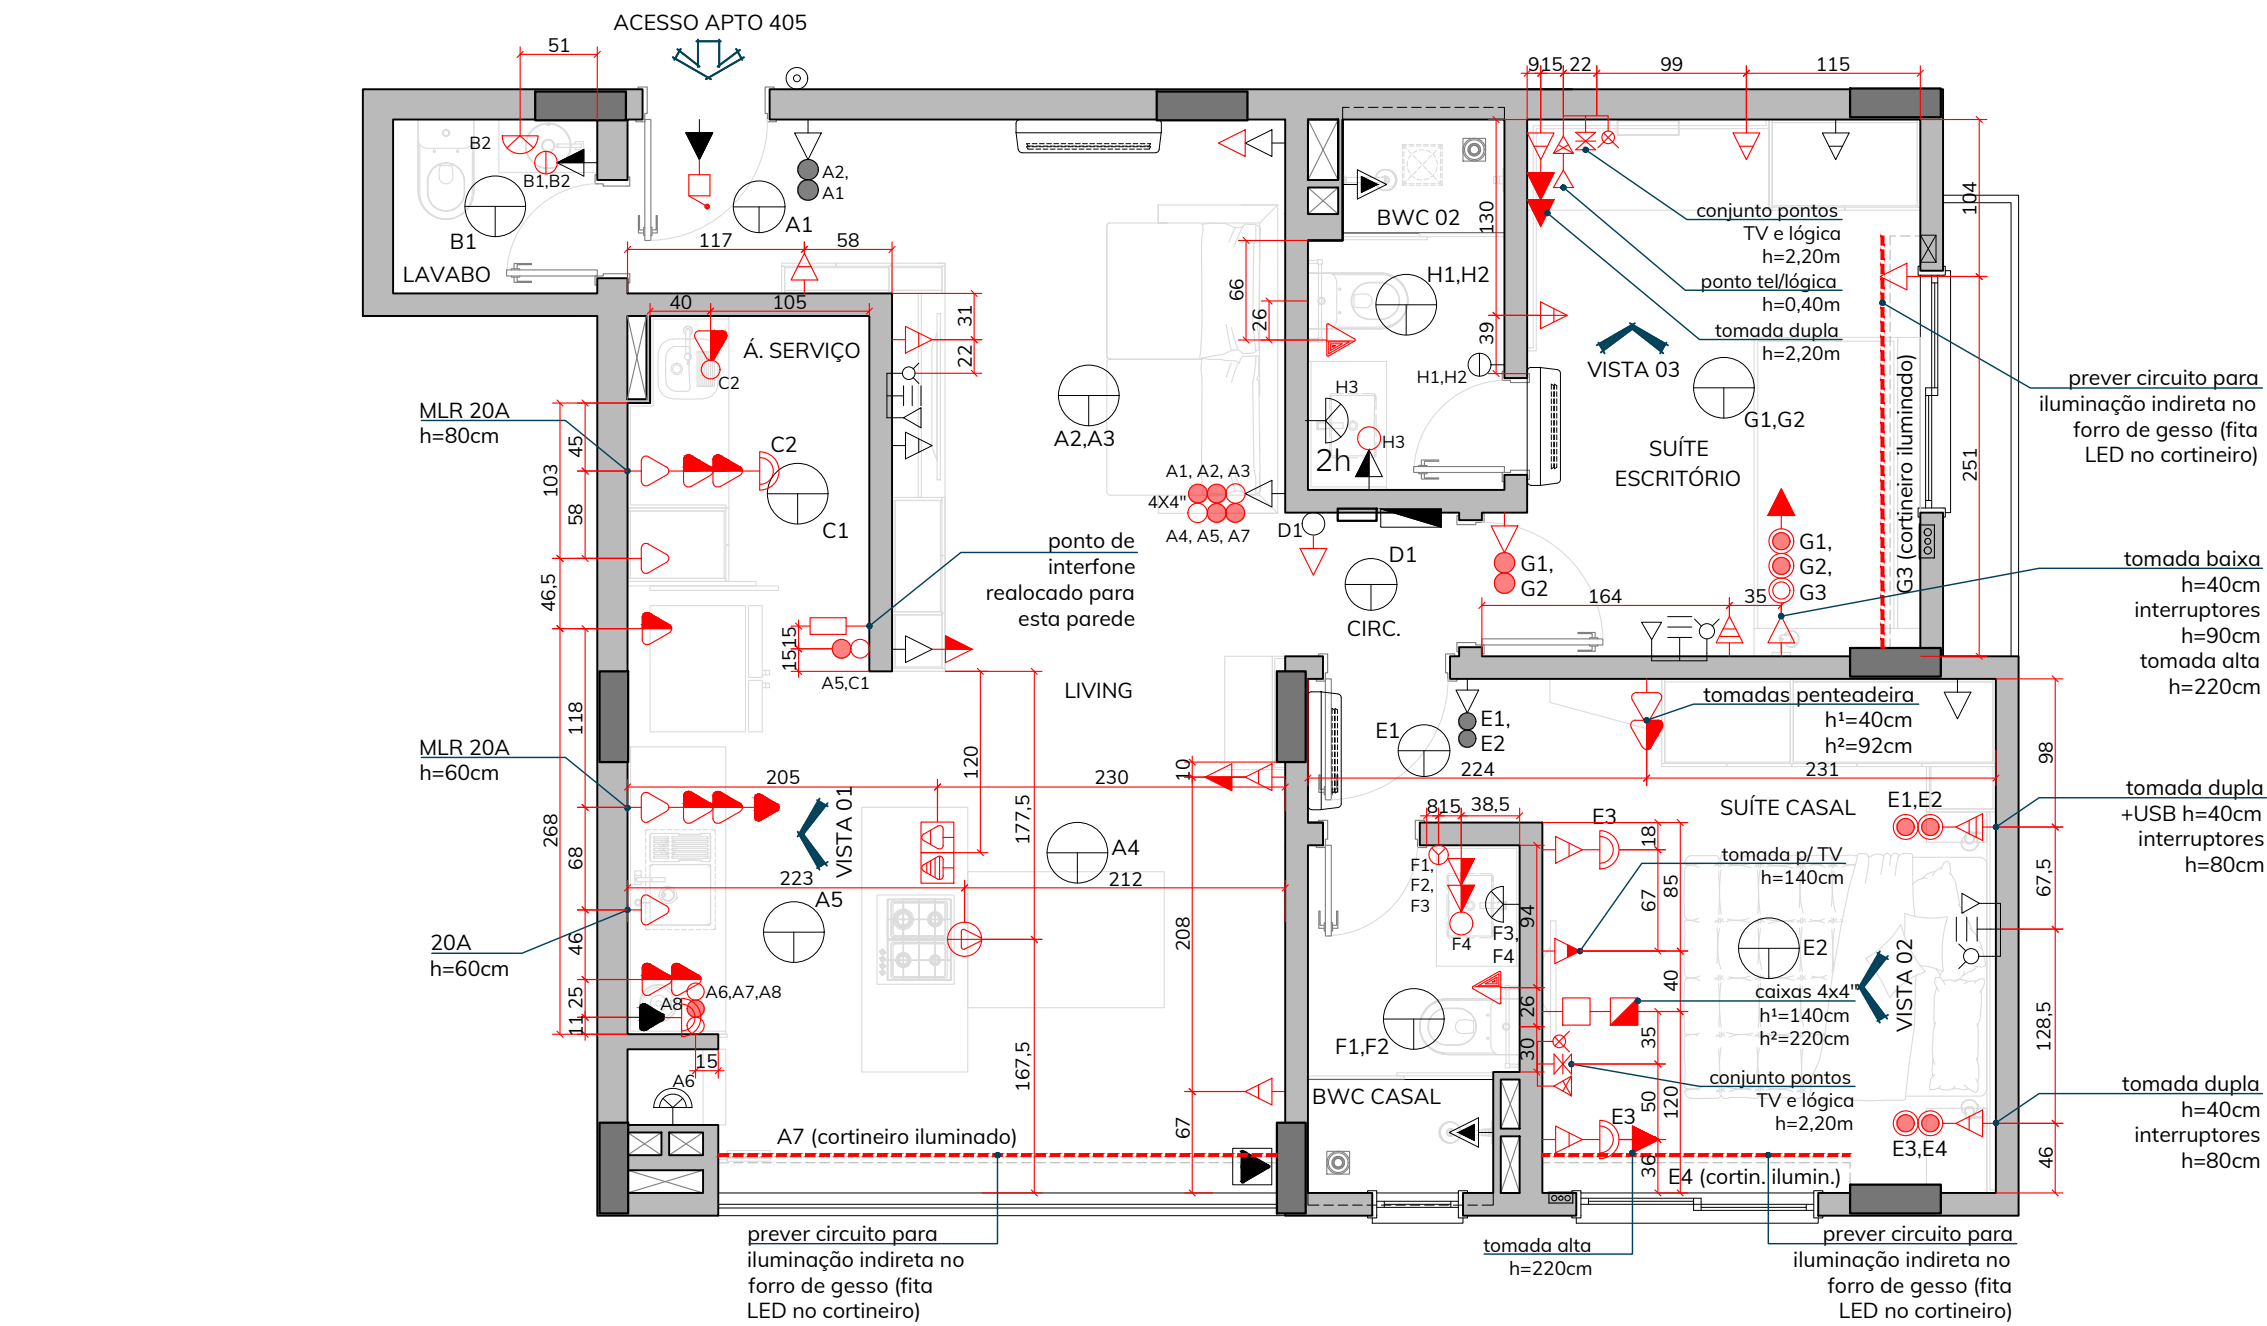


PLANTA BAIXA  
Escala: 1/50

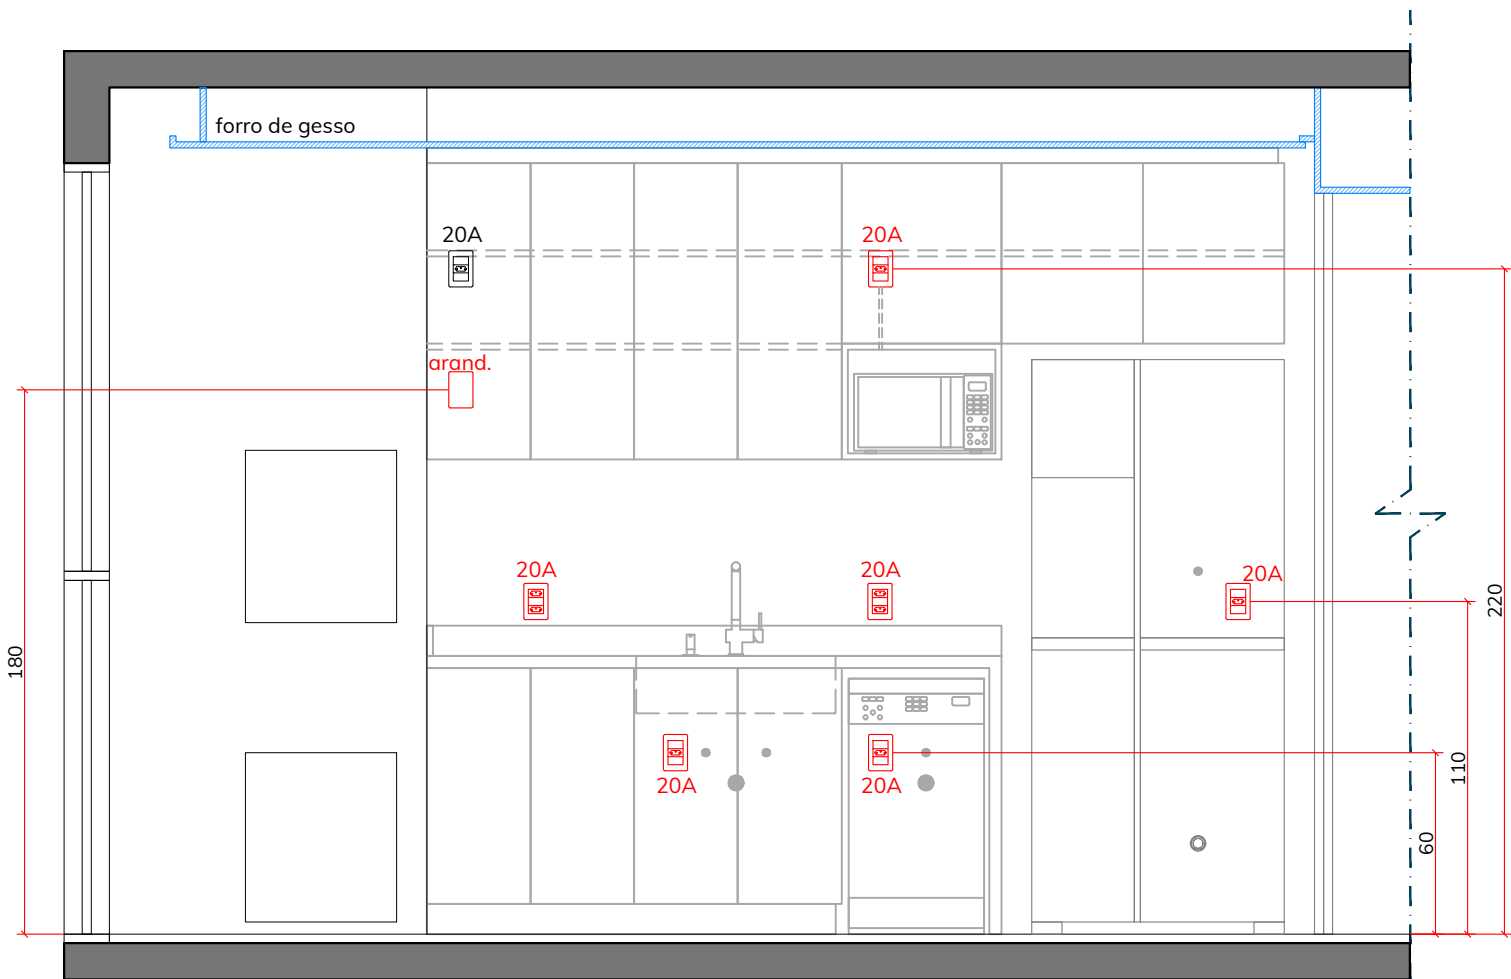

VISTA 01 - COZINHA  
Escala: 1/25

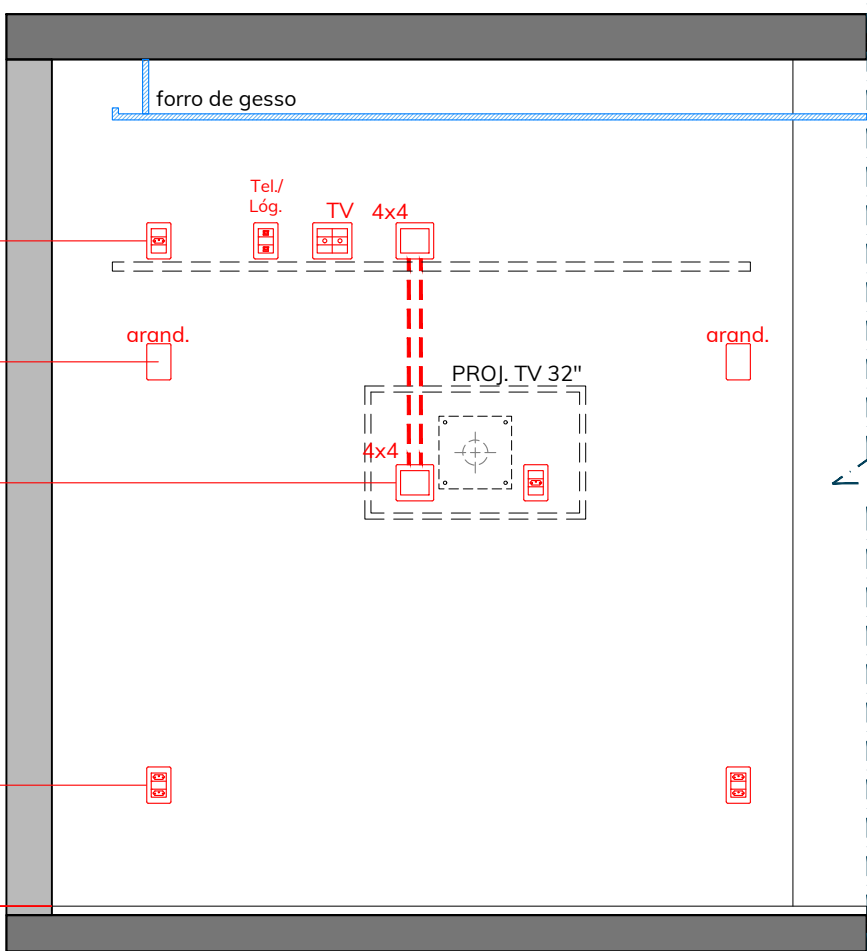

VISTA 02 - SUÍTE CASAL  
Escala: 1/25

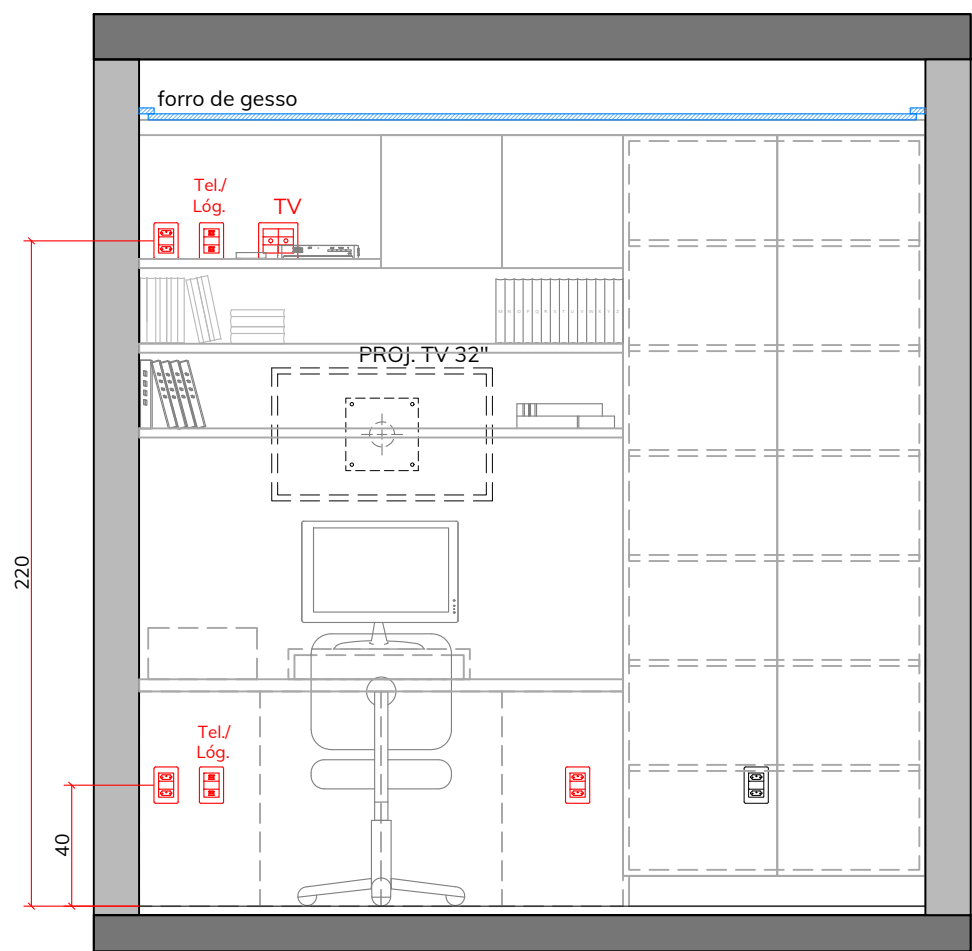

VISTA 03 - SUÍTE ESCRITÓRIO  
Escala: 1/25

LEGENDA - ILUMINAÇÃO / ELÉTRICA

- ARANDELA E RECEPTÁCULOS ESPECÍFICOS PARA CHURRASQUEIRA
- ARANDELA PAREDE h=1,80m **OU COTADA EM PLANTA.**
- ARANDELA BANHEIROS h=1,80m
- PONTO PARA INSTALAÇÃO DE LUMINÁRIAS
- INTERRUPTOR DE UMA SEÇÃO EM CAIXA 2X4" h=1,10m
- INTERRUPTOR DE DUAS SEÇÕES EM CAIXA 2X4" h=1,10m
- INTERRUPTOR DE TRÊS SEÇÕES EM CAIXA 2X4" h=1,10m
- INTERRUPTOR PARALELO EM CAIXA 2X4" h=1,10m
- CONJUNTO 2 INTERRUPTORES PARALELOS EM CAIXA 2X4" - h=1,10m
- INTERRUPTOR PARALELO EM CAIXA 2X4" h=0,80m **OU COTADA EM PLANTA.**
- CONJUNTO 2 INTERRUPTORES PARALELOS EM CAIXA 2X4" - h=0,80m **OU COTADA EM PLANTA.**
- PREVISÃO DE CIRCUITO DE ILUMINAÇÃO INDIRETA NO FORRO - FITA LED NO CORTINEIRO
- PULSADOR DE CAMPAINHA CAIXA 2X4" h=1,10m
- CIGARRA PARA CAMPAINHA CAIXA 2X4" h=2,30m
- TOMADA DUPLA EMBUTIDA NO PISO (T+F+N), 20A, PARA: FORNO ELÉTRICO e torre de tomadas na bancada tipo ilha
- PONTO/ESPERA NO PISO PARA ALIMENTAÇÃO DE COOKTOP DE INDUÇÃO a ser instalado na bancada tipo ilha - com circuito exclusivo, sem emendas
- TOMADA EMBUTIDA NO TETO (T+F+N), 10A
- TOMADA 2P+T, 20A, 250V, PARA COIFA/DEPURADOR DE ILHA, ESPERA ACIMA DO FORRO DE GESSO.

LEGENDA - ELÉTRICA

- TOMADA (T+F+N), 20A h=0,40m **OU COTADA EM PLANTA.**
- TOMADA DUPLA (T+F+N), 20A h=0,40m
- TOMADA (T+F+N), 20A h=1,10m **OU COTADA EM PLANTA.**
- TOMADA DUPLA (T+F+N), 20A h=1,10m
- CONJ. TOMADA (T+F+N), 20A E INTERRUPTOR h=1,10m
- CONJ. TOMADA (T+F+N), 20A E INTERRUPTOR 2 SEÇÕES h=1,10m
- TOMADA ALTA (T+F+N), 20A h=2,20m
- TOMADA P/ TOALHEIRO ELÉTRICO (T+F+N) 20A - h=0,95m
- TOMADA (T+F+N), 10A h=0,40m **OU COTADA EM PLANTA.**
- TOMADA DUPLA (T+F+N), 10A h=0,40m **OU COTADA EM PLANTA.**
- CONJ. TOMADA (T+F+N), 10A E TOMADA USB h=0,40m
- TOMADA (T+F+N), 10A h=1,40m
- TOMADA (T+F+N), 10A h=1,50m
- TOMADA (T+F+N), 10A h=1,10m
- TOMADA (T+F+N), 10A, ACIMA DA PORTA ENTRADA DO APTO **OU COTADA EM PLANTA.**
- PONTO PARA CHUVEIRO ELÉTRICO EM CAIXA (2x4"), COM TAMPA CEGA - h=2,20m
- CAIXA 2x4", EMBUTIDA COM TAMPA CEGA, PREVISÃO PERSIANA AUTOMÁTICA (PADRÃO CONSTRUTORA)
- CAIXA DE DISTRIBUIÇÃO - ELÉTRICA
- PONTO AR CONDICIONADO SPLIT (EXECUTAR CONFORME PADRÃO CONSTRUTORA)

LEGENDA - TELECOM

- PONTO PARA INTERFONE EM CAIXA 2x4" h=1,20m
- PONTO P/ ANTENA COLETIVA EM CAIXA 4x4" h=0,40m
- PONTO P/ ANTENA COLETIVA EM CAIXA 4x4" h=1,40m
- PONTO PARA TV A CABO EM CAIXA 4x4" h=0,40m
- PONTO PARA TV A CABO EM CAIXA 4x4" h=1,40m, **OU COTADA EM PLANTA.**
- CONJUNTO DE PONTO P/ ANTENA COLETIVA E TV A CABO EM CAIXA 4x4" EMBUTIDA, h=0,40m
- CONJUNTO DE PONTO P/ ANTENA COLETIVA E TV A CABO EM CAIXA 4x4" EMBUTIDA, h=1,40m, **OU COTADA EM PLANTA.**
- PONTO COM UMA TOMADA RJ45 PARA TELEFONIA E/OU REDE LÓGICA EM CAIXA 2x4" EMBUTIDA, h=0,40m
- PONTO COM DUAS TOMADAS RJ45 PARA TELEFONIA E/OU REDE LÓGICA EM CAIXA 2x4" EMBUTIDA, h=1,40m, **OU COTADA EM PLANTA.**
- CAIXA DE DISTRIBUIÇÃO - TELECOM

- Caixa 4x4" p/ conexão de cabos entre equipamentos e TV, a 140cm do piso.\*
- Caixa 4x4" p/ conexão de cabos entre equipamentos e TV, a 220cm do piso.\*
- \* Executar conexão entre as caixas com 2 eletrodutos de no mínimo 1" cada.

LEGENDA - ELÉTRICA/TELECOM

- PONTOS EXISTENTES (MANter)
- PONTOS NOVOS OU REPOSICIONADOS

OBSERVAÇÕES:

- I) DISTÂNCIAS E ALTURAS COTADAS A PELO EIXO (CENTRO) DOS PONTOS.
- II) CONSIDERAR MEDIDAS/ALTURAS COM PISO ACABADO.
- III) PONTOS NÃO MENCIONADOS OU NÃO COTADOS NESTA PLANTA DEVERÃO SER MANTIDOS E EXECUTADOS CONFORME PADRÃO DA CONSTRUTORA.

| REVISÃO                                                                                      | DESCRIÇÃO                                                                         | DATA                                                                 |
|----------------------------------------------------------------------------------------------|-----------------------------------------------------------------------------------|----------------------------------------------------------------------|
|                                                                                              |                                                                                   |                                                                      |
| OBRA:                                                                                        |                                                                                   |                                                                      |
| RESPONSÁVEIS PELO PROJETO:                                                                   |                                                                                   |                                                                      |
| Arq. Gabriela Caldeirini<br>CAU/SC A89410-9                                                  |                                                                                   |                                                                      |
| mirtilo<br>arquitetura<br>contato@mirtiloarquitetura.com.br<br>48 99175 5858   48 99914 8616 |                                                                                   |                                                                      |
| PROJETO:                                                                                     | Projeto de Interiores                                                             | PRANCHA: Planta Baixa - Alterações Pontos Elétricos/Telecom (cotada) |
| ARQUIVO:                                                                                     | MA092303_ALTERACOES ELETTRICA TELECOM_R00.dwg                                     | DESENHO: Gabriela                                                    |
| ENDEREÇO:                                                                                    | Hout Bay Residence, Ap. 405 - Rua Gonçalves Lêdo, 28 Trindade, Florianópolis - SC | ESCALA: 1/50                                                         |
| CLIENTE:                                                                                     | Maria Alice Pereira Borges                                                        | Nº PRANCHA: 02_02                                                    |
| ASSINATURA CLIENTE:                                                                          |                                                                                   | DATA: 10/11/2023                                                     |