




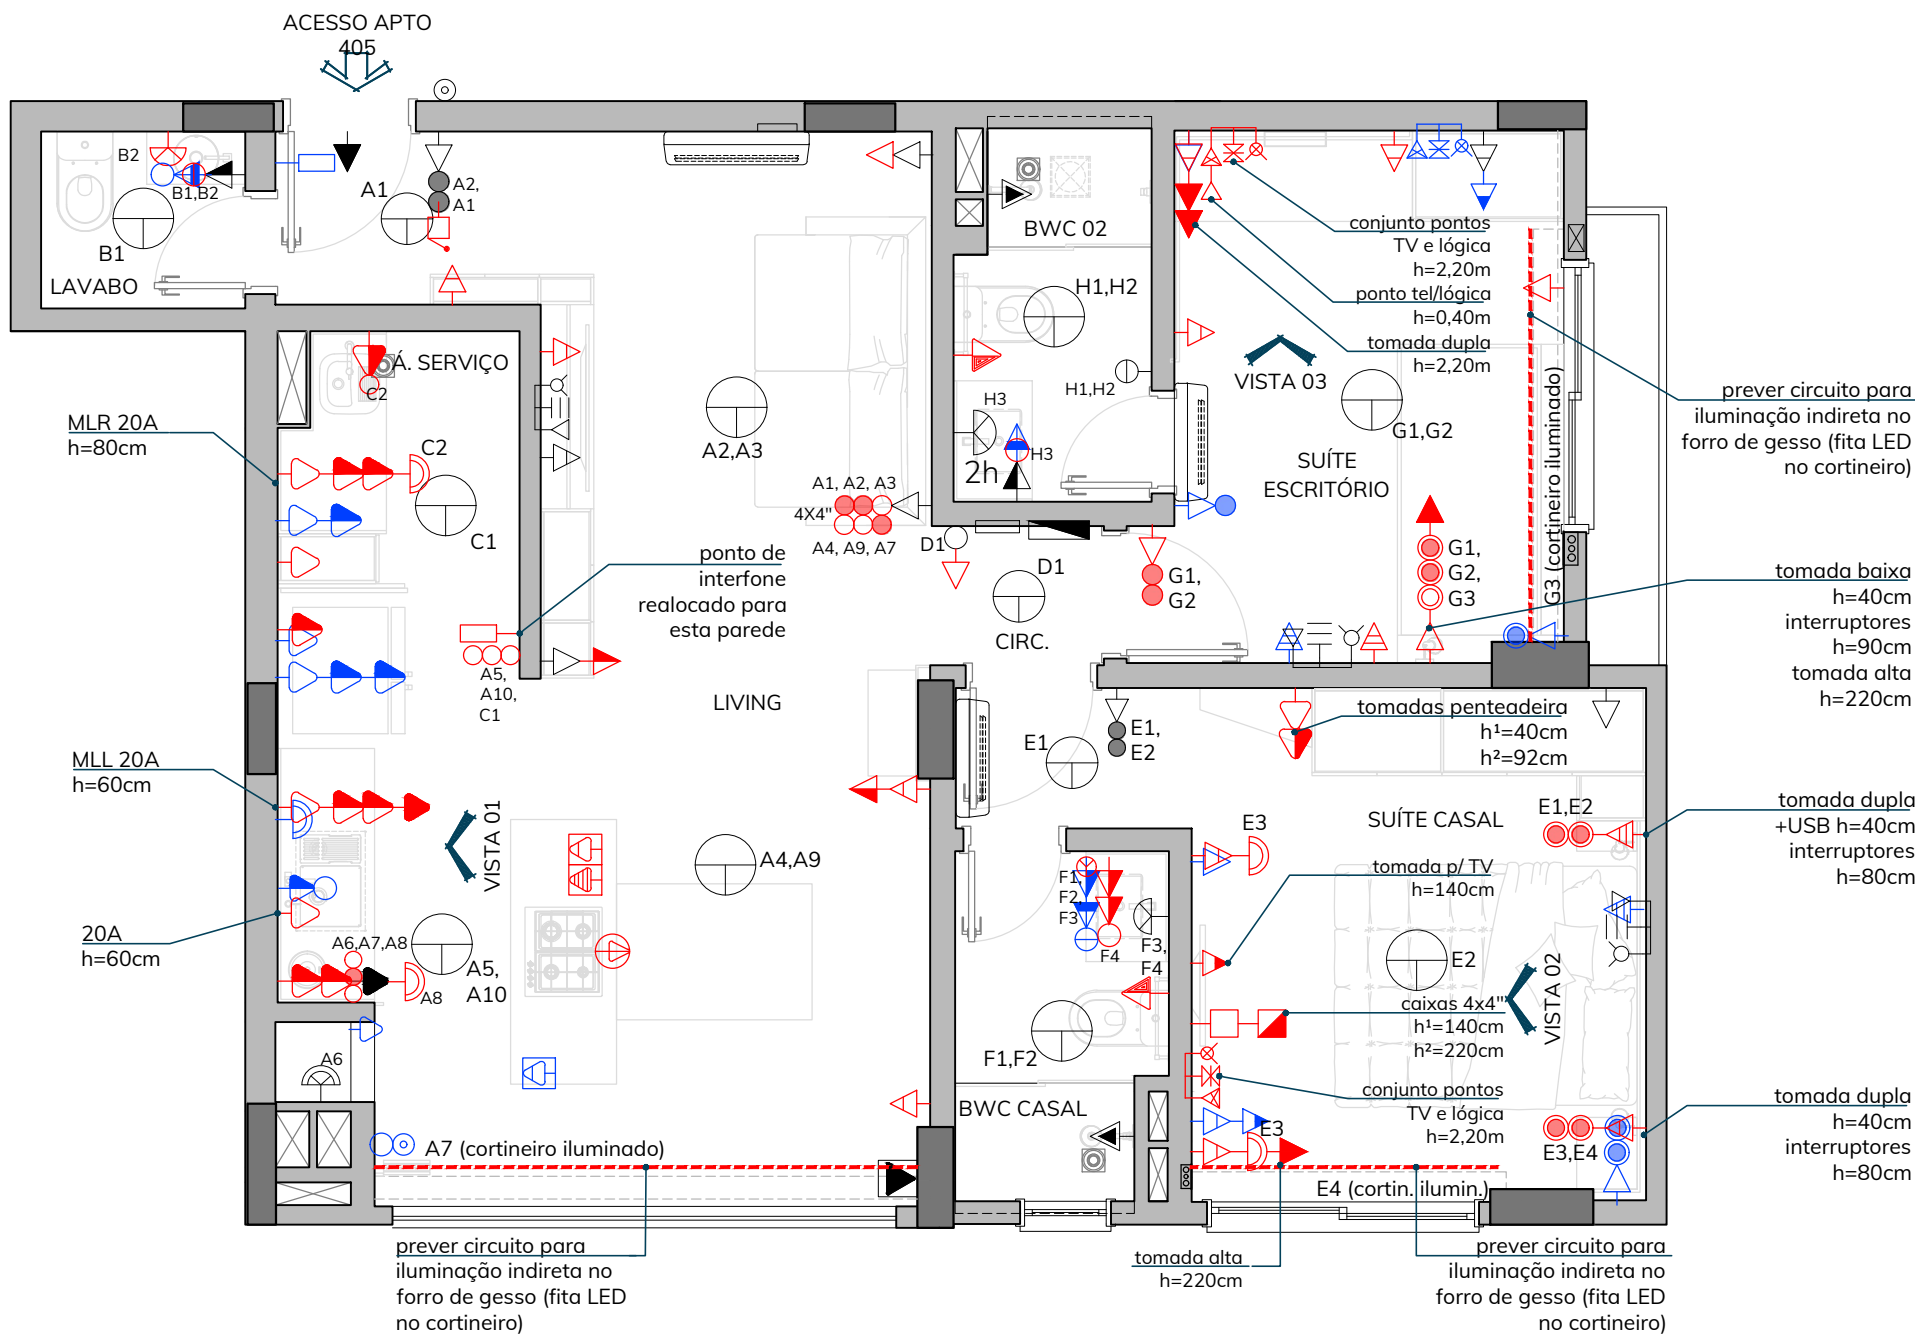


PLANTA BAIXA
Escala: 1/50

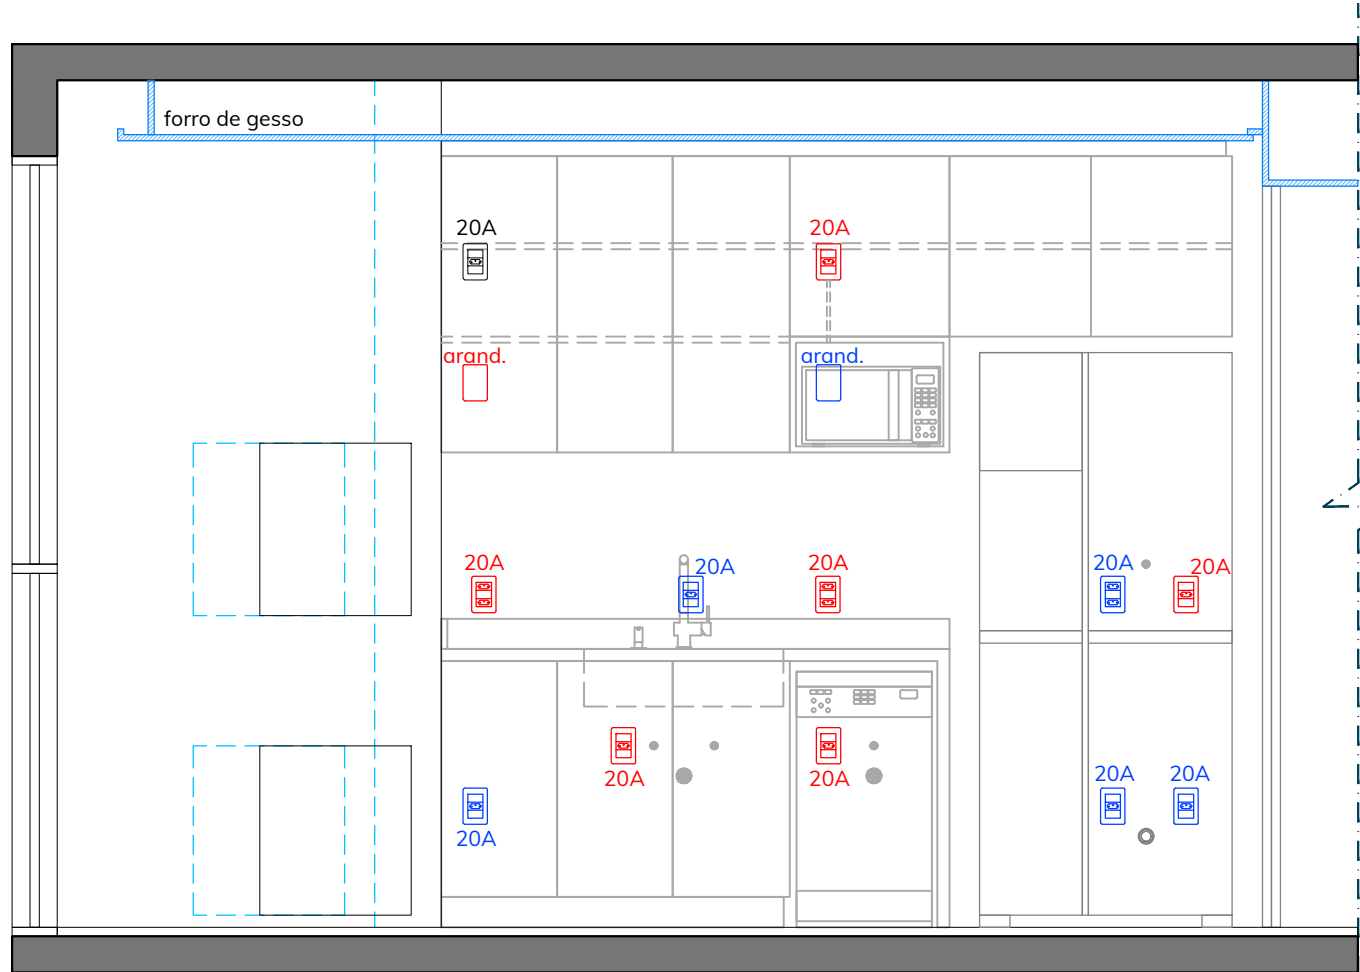

VISTA 01 - COZINHA
Escala: 1/25

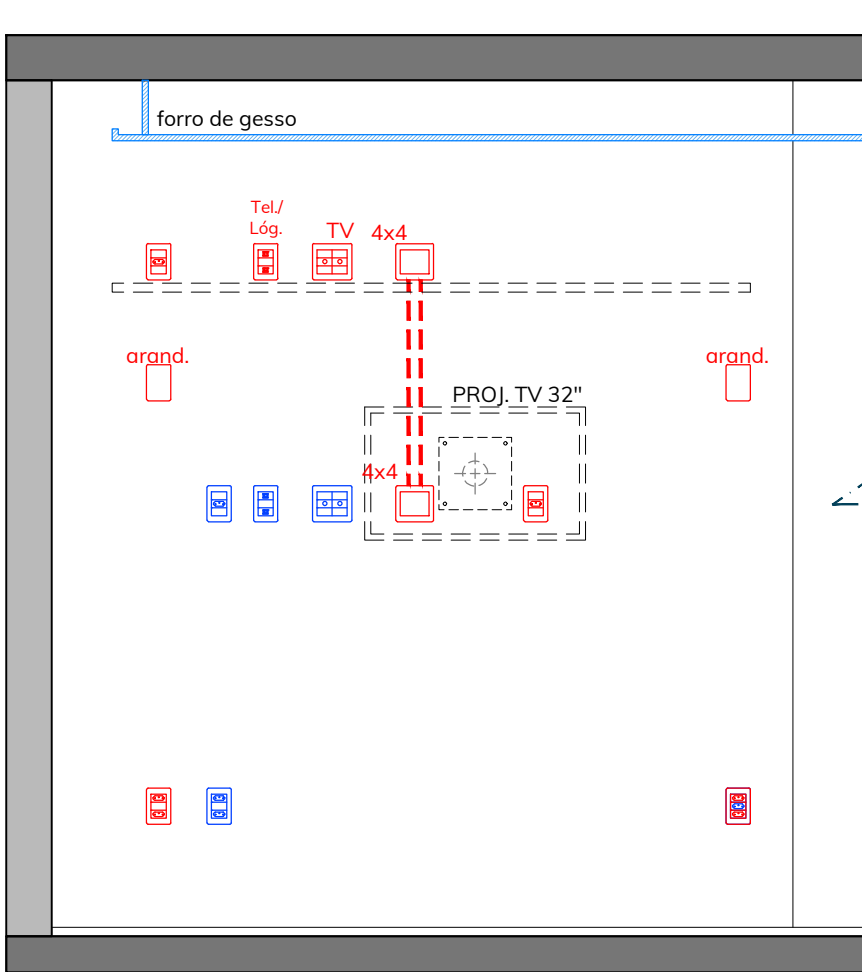

VISTA 02 - SUÍTE CASAL
Escala: 1/25

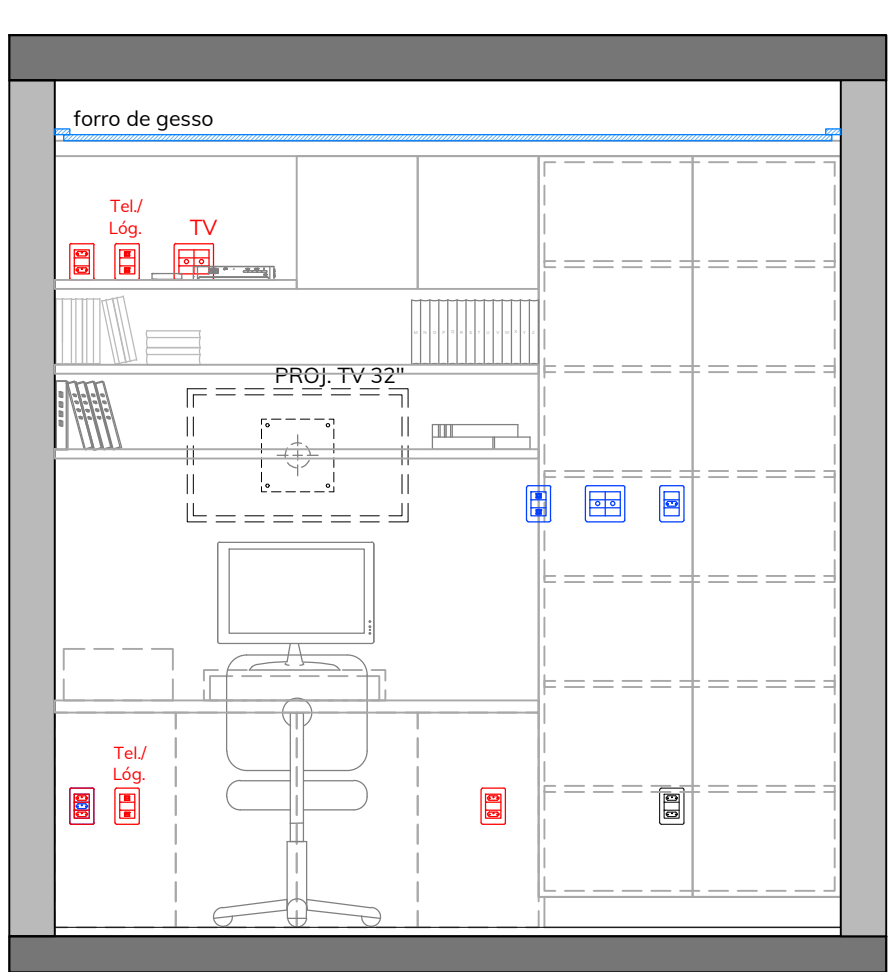

VISTA 03 - SUÍTE ESCRITÓRIO
Escala: 1/25

LEGENDA - ILUMINAÇÃO / ELÉTRICA	
	ARANDELA E RECEPTÁCULOS ESPECÍFICOS PARA CHURRASQUEIRA
	ARANDELA PAREDE h=1,80m OU COTADA EM PLANTA.
	ARANDELA BANHEIROS h=1,80m
	PONTO PARA INSTALAÇÃO DE LUMINÁRIAS
	INTERRUPTOR DE UMA SEÇÃO EM CAIXA 2X4" h=1,10m
	INTERRUPTOR DE DUAS SEÇÕES EM CAIXA 2X4" h=1,10m
	INTERRUPTOR DE TRÊS SEÇÕES EM CAIXA 2X4" h=1,10m
	INTERRUPTOR PARALELO EM CAIXA 2X4" h=1,10m
	CONJUNTO 2 INTERRUPTORES PARALELOS EM CAIXA 2X4" - h=1,10m
	INTERRUPTOR PARALELO EM CAIXA 2X4" h=0,80m OU COTADA EM PLANTA.
	CONJUNTO 2 INTERRUPTORES PARALELOS EM CAIXA 2X4" - h=0,80m OU COTADA EM PLANTA.
	PREVISÃO DE CIRCUITO DE ILUMINAÇÃO INDIRETA NO FORRO - FITA LED NO CORTINEIRO
	PULSADOR DE CAMPAINHA CAIXA 2X4" h=1,10m
	CIGARRA PARA CAMPAINHA CAIXA 2X4" h=2,30m
	TOMADA DUPLA EMBUTIDA NO PISO (T+F+N), 20A, PARA: FORNO ELÉTRICO e torre de tomadas na bancada tipo ilha
	PONTO/ESPERA NO PISO PARA ALIMENTAÇÃO DE COOKTOP DE INDUÇÃO a ser instalado na bancada tipo ilha - com circuito exclusivo, sem emendas
	TOMADA EMBUTIDA NO TETO (T+F+N), 10A
	TOMADA 2P+T, 20A, 250V, PARA COIFA/DEPURADOR DE ILHA, ESPERA ACIMA DO FORRO DE GESSO.

LEGENDA - ELÉTRICA	
	TOMADA (T+F+N), 20A h=0,40m OU COTADA EM PLANTA.
	TOMADA DUPLA (T+F+N), 20A h=0,40m
	TOMADA (T+F+N), 20A h=1,10m OU COTADA EM PLANTA.
	TOMADA DUPLA (T+F+N), 20A h=1,10m
	CONJ. TOMADA (T+F+N), 20A E INTERRUPTOR h=1,10m
	CONJ. TOMADA (T+F+N), 20A E INTERRUPTOR 2 SEÇÕES h=1,10m
	TOMADA ALTA (T+F+N), 20A h=2,20m
	TOMADA P/ TOALHEIRO ELÉTRICO (T+F+N) 20A - h=0,95m
	TOMADA (T+F+N), 10A h=0,40m OU COTADA EM PLANTA.
	TOMADA DUPLA (T+F+N), 10A h=0,40m OU COTADA EM PLANTA.
	CONJ. TOMADA (T+F+N), 10A E TOMADA USB h=0,40m
	TOMADA (T+F+N), 10A h=1,40m
	TOMADA (T+F+N), 10A h=1,50m
	TOMADA (T+F+N), 10A h=1,10m
	TOMADA (T+F+N), 10A, ACIMA DA PORTA ENTRADA DO APTO OU COTADA EM PLANTA.
	PONTO PARA CHUVEIRO ELÉTRICO EM CAIXA (2x4"), COM TAMPA CEGA - h=2,20m
	CAIXA 2x4", EMBUTIDA COM TAMPA CEGA, PREVISÃO PERSIANA AUTOMÁTICA (PADRÃO CONSTRUTORA)
	CAIXA DE DISTRIBUIÇÃO - ELÉTRICA
	PONTO AR CONDICIONADO SPLIT (EXECUTAR CONFORME PADRÃO CONSTRUTORA)

LEGENDA - TELECOM	
	PONTO PARA INTERFONE EM CAIXA 2x4" h=1,20m
	PONTO P/ ANTENA COLETIVA EM CAIXA 4x4" h=0,40m
	PONTO P/ ANTENA COLETIVA EM CAIXA 4x4" h=1,40m
	PONTO PARA TV A CABO EM CAIXA 4x4" h=0,40m
	PONTO PARA TV A CABO EM CAIXA 4x4" h=1,40m, OU COTADA EM PLANTA.
	CONJUNTO DE PONTO P/ ANTENA COLETIVA E TV A CABO EM CAIXA 4x4" EMBUTIDA, h=0,40m
	CONJUNTO DE PONTO P/ ANTENA COLETIVA E TV A CABO EM CAIXA 4x4" EMBUTIDA, h=1,40m, OU COTADA EM PLANTA.
	PONTO COM UMA TOMADA RJ45 PARA TELEFONIA E/OU REDE LÓGICA EM CAIXA 2x4" EMBUTIDA, h=0,40m
	PONTO COM DUAS TOMADAS RJ45 PARA TELEFONIA E/OU REDE LÓGICA EM CAIXA 2x4" EMBUTIDA, h=1,40m, OU COTADA EM PLANTA.
	CAIXA DE DISTRIBUIÇÃO - TELECOM

Caixa 4x4" p/ conexão de cabos entre equipamentos e TV, a 140cm do piso.*

Caixa 4x4" p/ conexão de cabos entre equipamentos e TV, a 220cm do piso.*

* Executar conexão entre as caixas com 2 eletrodutos de no mínimo 1" cada.

LEGENDA - ELÉTRICA/TELECOM	
	PONTOS EXISTENTES (MANTER)
	PONTOS NOVOS OU REPOSICIONADOS
	PONTOS A REMOVER / EXCLUIR

OBSERVAÇÕES:


I) DISTÂNCIAS E ALTURAS COTADAS A PELO EIXO (CENTRO) DOS PONTOS.

II) CONSIDERAR MEDIDAS/ALTURAS COM PISO ACABADO.



III) PONTOS NÃO MENCIONADOS OU NÃO COTADOS NESTA PLANTA DEVERÃO SER MANTIDOS E EXECUTADOS CONFORME PADRÃO DA CONSTRUTORA.

REVISÃO	DESCRIÇÃO	DATA
01	Adição de 1 circuito de iluminação (A9) na Sala de Jantar e 1 circuito de iluminação (A10) na Cozinha.	19/03/2024

OBRA:		APARTAMENTO RESIDENCIAL UNIFAMILIAR	
RESPONSÁVEIS PELO PROJETO:			
Arq. Gabriela Caldeirini CAU/SC A89410-9		mirtilo arquitetura contato@mirtiloarquitetura.com.br 48 99175 5858 48 99914 8616	
PROJETO:		PRANCHA:	
Projeto de Interiores		Planta Baixa - Alterações Pontos Elétricos/Telecom	
ARQUIVO:		DESENHO:	
MA092303_ALTERACOES ELETRICA TELECOM_R01.dwg		Gabriela	
ENDEREÇO:		ESCALA:	
Hout Bay Residence, Ap. 405 - Rua Gonçalves Lêdo, 28 Trindade, Florianópolis - SC		1/50	
CLIENTE:		DIM. PRANCHA:	
Maria Alice Pereira Borges		694 x 420 mm	
ASSINATURA CLIENTE:		DATA:	
		19/03/2024	
		Nº PRANCHA:	
		01/02	

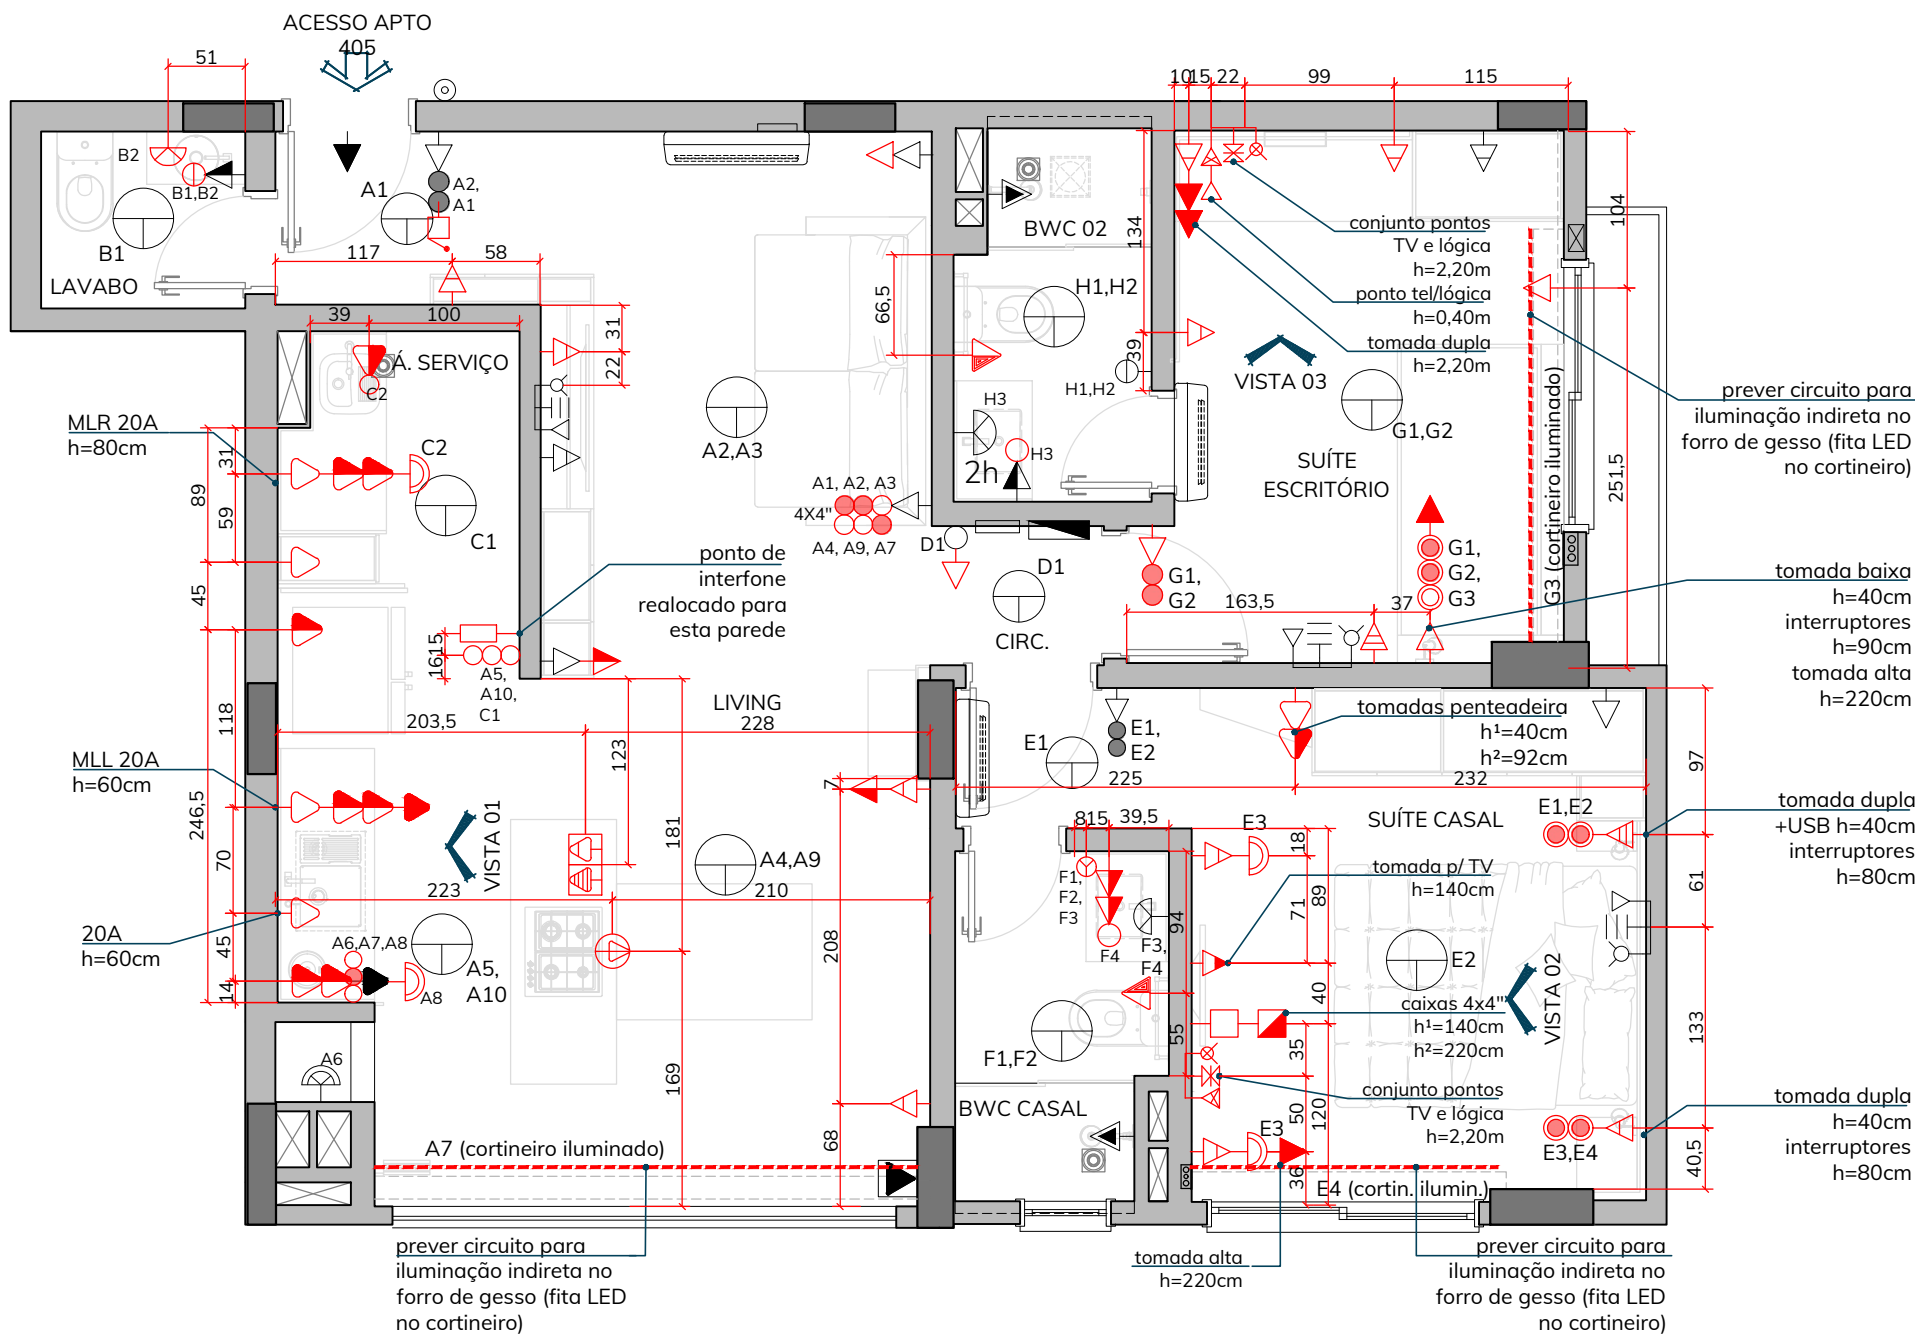

PLANTA BAIXA
Escala: 1/50

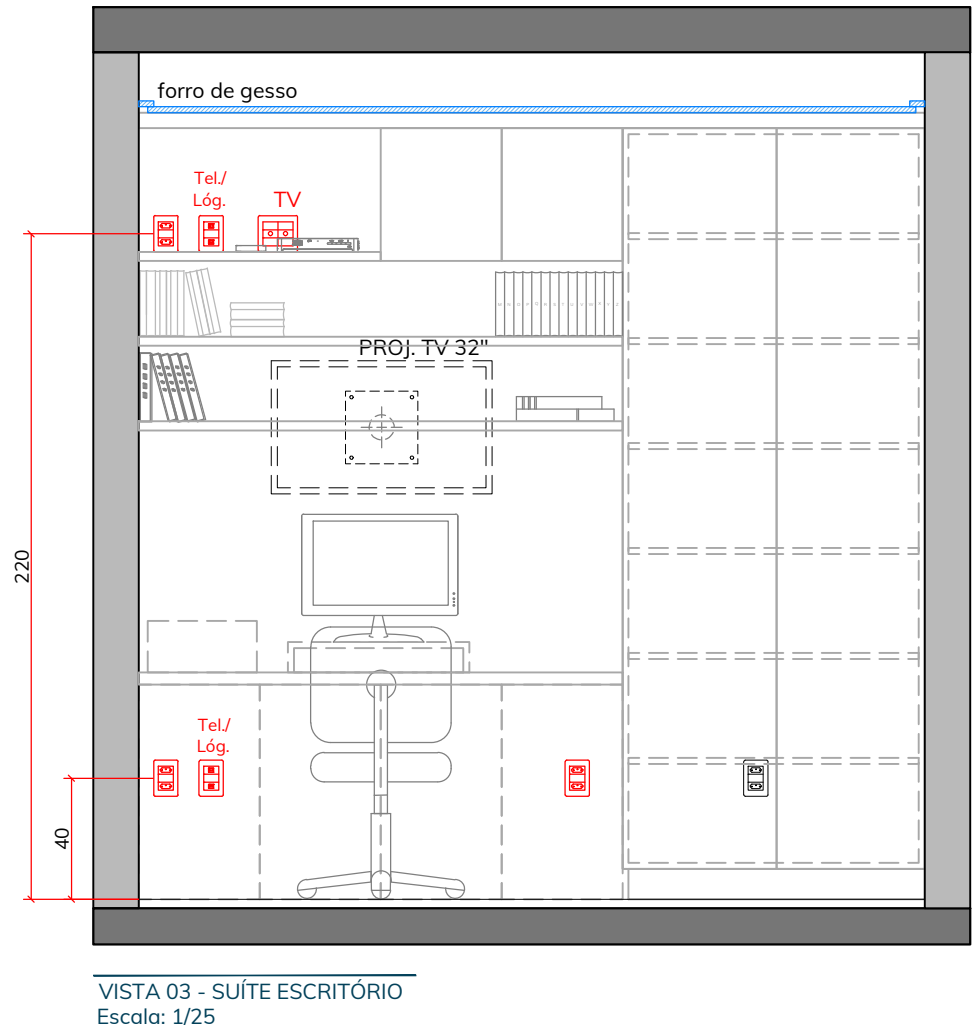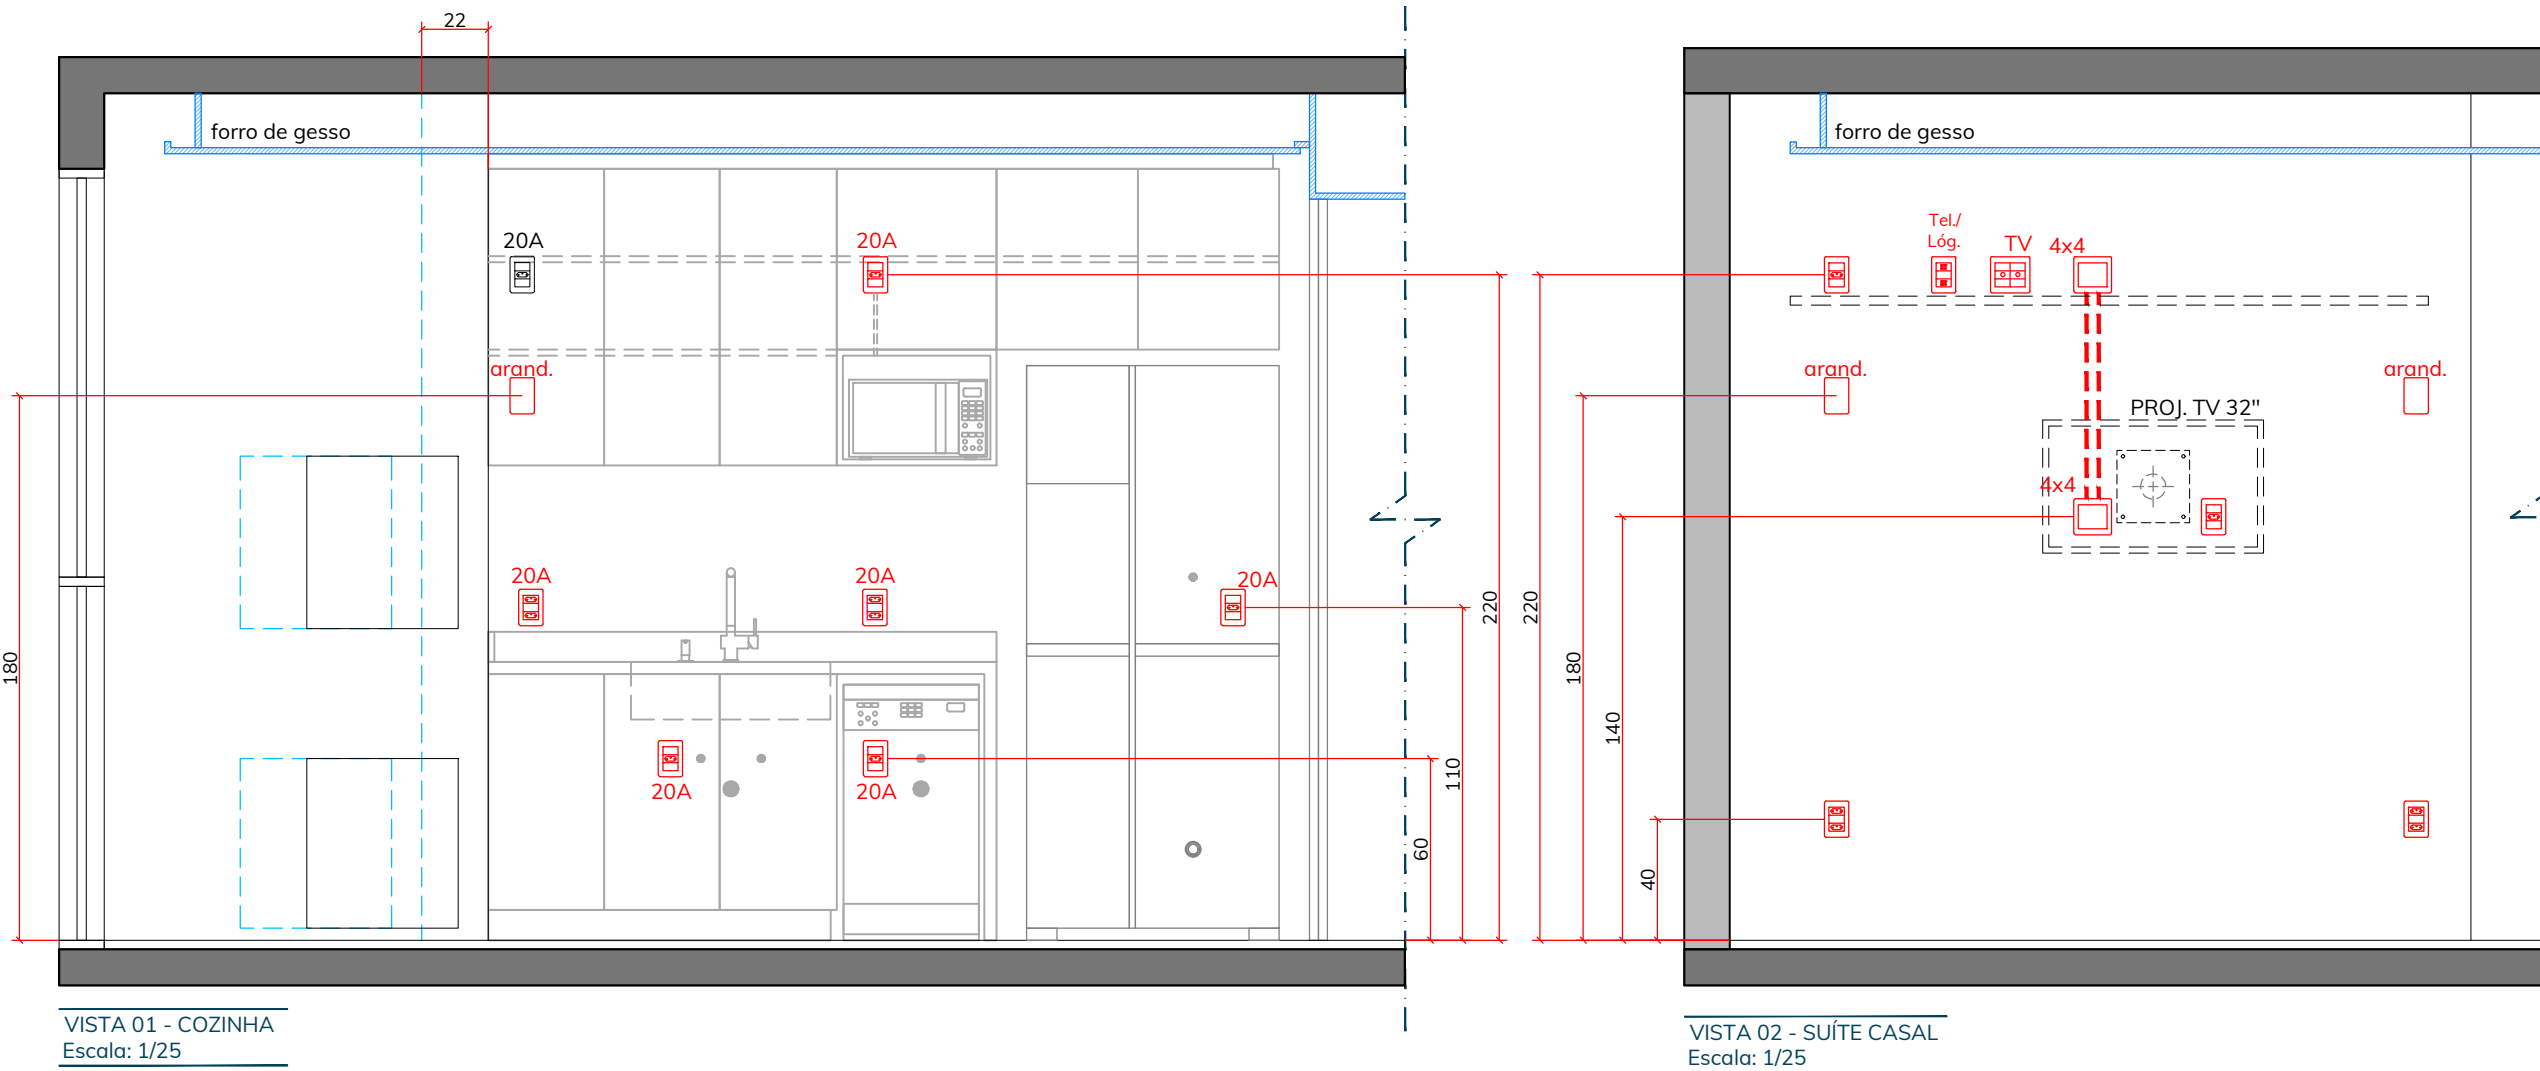

LEGENDA - ILUMINAÇÃO / ELÉTRICA	
	ARANDELA E RECEPTÁCULOS ESPECÍFICOS PARA CHURRASQUEIRA
	ARANDELA PAREDE h=1,80m OU COTADA EM PLANTA.
	ARANDELA BANHEIROS h=1,80m
	PONTO PARA INSTALAÇÃO DE LUMINÁRIAS
	INTERRUPTOR DE UMA SEÇÃO EM CAIXA 2X4" h=1,10m
	INTERRUPTOR DE DUAS SEÇÕES EM CAIXA 2X4" h=1,10m
	INTERRUPTOR DE TRÊS SEÇÕES EM CAIXA 2X4" h=1,10m
	INTERRUPTOR PARALELO EM CAIXA 2X4" h=1,10m
	CONJUNTO 2 INTERRUPTORES PARALELOS EM CAIXA 2X4" - h=1,10m
	INTERRUPTOR PARALELO EM CAIXA 2X4" h=0,80m OU COTADA EM PLANTA.
	CONJUNTO 2 INTERRUPTORES PARALELOS EM CAIXA 2X4" - h=0,80m OU COTADA EM PLANTA.
	PREVISÃO DE CIRCUITO DE ILUMINAÇÃO INDIRETA NO FORRO - FITA LED NO CORTINEIRO
	PULSADOR DE CAMPAINHA CAIXA 2X4" h=1,10m
	CIGARRA PARA CAMPAINHA CAIXA 2X4" h=2,30m
	TOMADA DUPLA EMBUTIDA NO PISO (T+F+N), 20A, PARA: Forno Elétrico e torre de tomadas na bancada tipo ilha
	PONTO/ESPERA NO PISO PARA ALIMENTAÇÃO DE COOKTOP DE INDUÇÃO a ser instalado na bancada tipo ilha - com circuito exclusivo, sem emendas
	TOMADA EMBUTIDA NO TETO (T+F+N), 10A
	TOMADA 2P+T, 20A, 250V, PARA COIFA/DEPURADOR DE ILHA, ESPERA ACIMA DO FORRO DE GESSO.

LEGENDA - ELÉTRICA	
	TOMADA (T+F+N), 20A h=0,40m OU COTADA EM PLANTA.
	TOMADA DUPLA (T+F+N), 20A h=0,40m
	TOMADA (T+F+N), 20A h=1,10m OU COTADA EM PLANTA.
	TOMADA DUPLA (T+F+N), 20A h=1,10m
	CONJ. TOMADA (T+F+N), 20A E INTERRUPTOR h=1,10m
	CONJ. TOMADA (T+F+N), 20A E INTERRUPTOR 2 SEÇÕES h=1,10m
	TOMADA ALTA (T+F+N), 20A h=2,20m
	TOMADA P/ TOALHEIRO ELÉTRICO (T+F+N) 20A - h=0,95m
	TOMADA (T+F+N), 10A h=0,40m OU COTADA EM PLANTA.
	TOMADA DUPLA (T+F+N), 10A h=0,40m OU COTADA EM PLANTA.
	CONJ. TOMADA (T+F+N), 10A E TOMADA USB h=0,40m
	TOMADA (T+F+N), 10A h=1,40m
	TOMADA (T+F+N), 10A h=1,50m
	TOMADA (T+F+N), 10A h=1,10m
	TOMADA (T+F+N), 10A, ACIMA DA PORTA ENTRADA DO APTO OU COTADA EM PLANTA.
	PONTO PARA CHUVEIRO ELÉTRICO EM CAIXA (2x4"), COM TAMPA CEGA - h=2,20m
	CAIXA 2x4", EMBUTIDA COM TAMPA CEGA, PREVISÃO PERSIANA AUTOMÁTICA (PADRÃO CONSTRUTORA)
	CAIXA DE DISTRIBUIÇÃO - ELÉTRICA
	PONTO AR CONDICIONADO SPLIT (EXECUTAR CONFORME PADRÃO CONSTRUTORA)

LEGENDA - TELECOM	
	PONTO PARA INTERFONE EM CAIXA 2x4" h=1,20m
	PONTO P/ ANTENA COLETIVA EM CAIXA 4x4" h=0,40m
	PONTO P/ ANTENA COLETIVA EM CAIXA 4x4" h=1,40m
	PONTO PARA TV A CABO EM CAIXA 4x4" h=0,40m
	PONTO PARA TV A CABO EM CAIXA 4x4" h=1,40m, OU COTADA EM PLANTA.
	CONJUNTO DE PONTO P/ ANTENA COLETIVA E TV A CABO EM CAIXA 4x4" EMBUTIDA, h=0,40m
	CONJUNTO DE PONTO P/ ANTENA COLETIVA E TV A CABO EM CAIXA 4x4" EMBUTIDA, h=1,40m, OU COTADA EM PLANTA.
	PONTO COM UMA TOMADA RJ45 PARA TELEFONIA E/OU REDE LÓGICA EM CAIXA 2x4" EMBUTIDA, h=0,40m
	PONTO COM DUAS TOMADAS RJ45 PARA TELEFONIA E/OU REDE LÓGICA EM CAIXA 2x4" EMBUTIDA, h=1,40m, OU COTADA EM PLANTA.
	CAIXA DE DISTRIBUIÇÃO - TELECOM
Caixa 4x4" p/ conexão de cabos entre equipamentos e TV, a 140cm do piso.* Caixa 4x4" p/ conexão de cabos entre equipamentos e TV, a 220cm do piso.* * Executar conexão entre as caixas com 2 eletrodutos de no mínimo 1" cada.	
LEGENDA - ELÉTRICA/TELECOM	
	PONTOS EXISTENTES (MANTER)
	PONTOS NOVOS OU REPOSICIONADOS
OBSERVAÇÕES:	
I) DISTÂNCIAS E ALTURAS COTADAS A PELO EIXO (CENTRO) DOS PONTOS.	
II) CONSIDERAR MEDIDAS/ALTURAS COM PISO ACABADO.	
III) PONTOS NÃO MENCIONADOS OU NÃO COTADOS NESTA PLANTA DEVERÃO SER MANTIDOS E EXECUTADOS CONFORME PADRÃO DA CONSTRUTORA.	

REVISÃO	DESCRIÇÃO	DATA
01	Adição de 1 circuito de iluminação (A9) na Sala de Jantar e 1 circuito de iluminação (A10) na Cozinha.	19/03/2024
OBRA:		
RESPONSÁVEIS PELO PROJETO:		
APARTAMENTO RESIDENCIAL UNIFAMILIAR		
Arq. Gabriela Caldeirini CAU/SC A89410-9		
mirtilo arquitetura contato@mirtiloarquitectura.com.br 48 99175 5858 48 99914 8616		
PROJETO:	Projeto de Interiores	PRANCHA: Planta Baixa - Alterações Pontos Elétricos/Telecom (cotada)
ARQUIVO:	MA092303_ALTERACOES ELETRICA TELECOM_R01.dwg	DESENHO: Gabriela
ENDEREÇO:	Hout Bay Residence, Ap. 405 - Rua Gonçalves Lêdo, 28 Trindade, Florianópolis - SC	ESCALA: 1/50
CLIENTE:	Maria Alice Pereira Borges	Nº PRANCHA: 02_02
ASSINATURA CLIENTE:		DATA: 19/03/2024